


位置図

S=1:2500

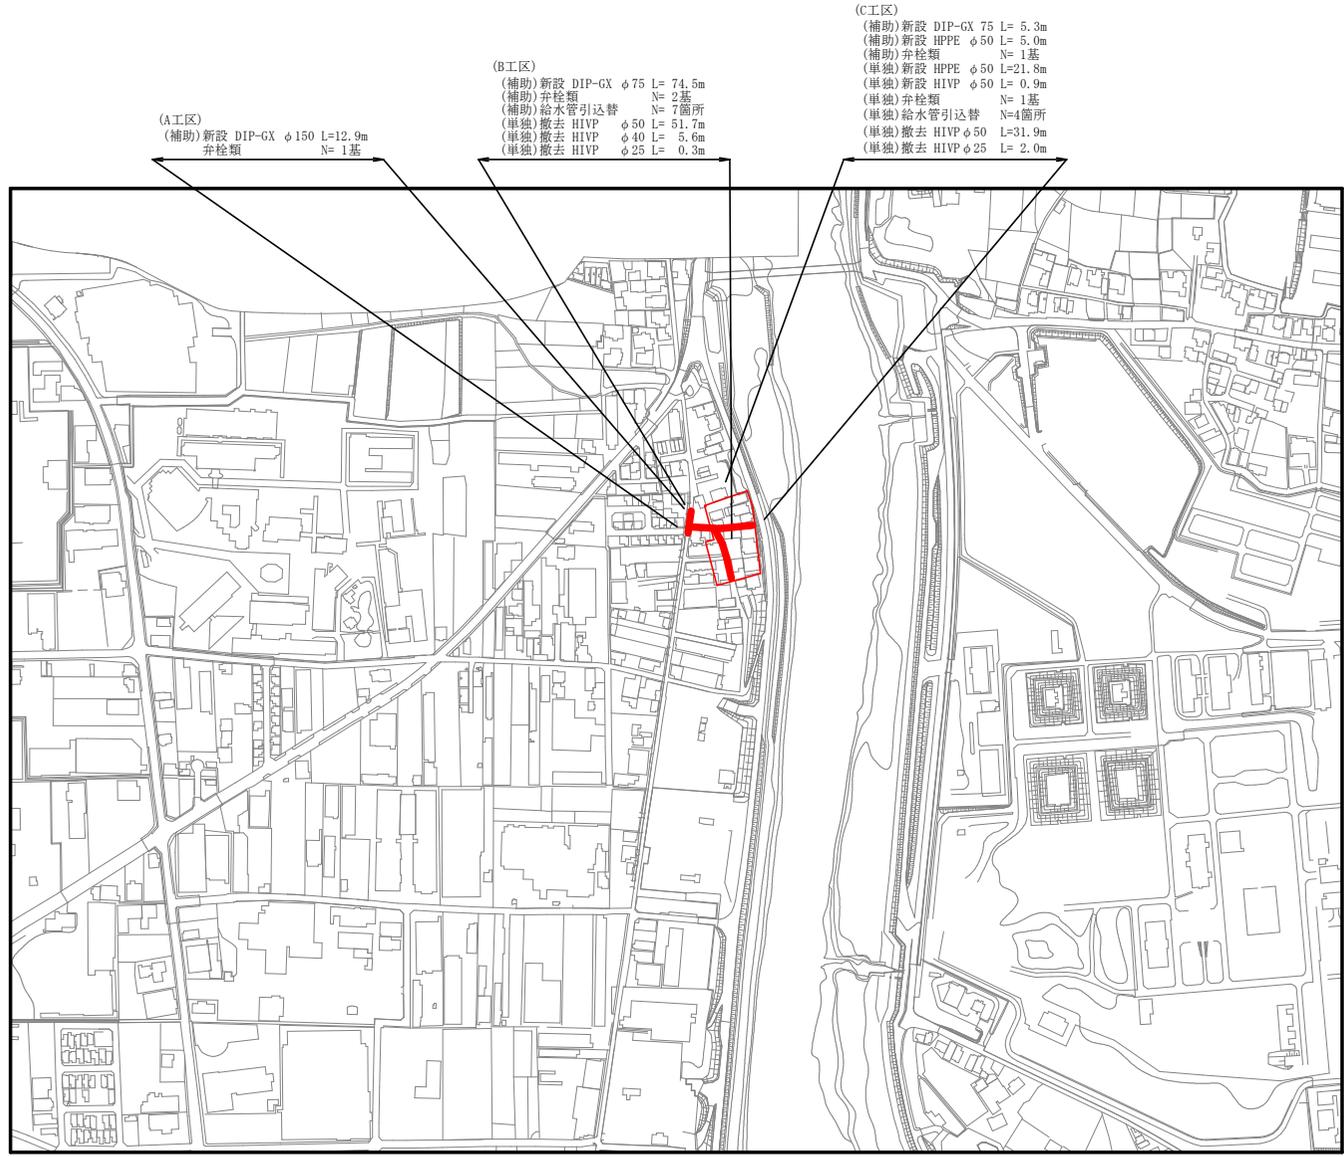

(A工区)
 (補助)新設 DIP-GX φ150 L=12.9m
 弁栓類 N=1基

(B工区)
 (補助)新設 DIP-GX φ75 L= 74.5m
 (補助)弁栓類 N= 2基
 (補助)給水管引込替 N= 7箇所
 (単独)撤去 HIVP φ50 L= 51.7m
 (単独)撤去 HIVP φ40 L= 5.6m
 (単独)撤去 HIVP φ25 L= 0.3m

(C工区)
 (補助)新設 DIP-GX 75 L= 5.3m
 (補助)新設 HPPE φ50 L= 5.0m
 (補助)弁栓類 N= 1基
 (単独)新設 HPPE φ50 L=21.8m
 (単独)新設 HIVP φ50 L= 0.9m
 (単独)弁栓類 N= 1基
 (単独)給水管引込替 N=4箇所
 (単独)撤去 HIVP φ50 L=31.9m
 (単独)撤去 HIVP φ25 L= 2.0m

凡例


	工事箇所
	給水施工範囲

令和 7 年度	
工事名	横島町千足(その4) 配水管復元工事
工事場所	宇治市横島町千足地内ほか
図面種類	位置図
縮尺	図示
工期	令和 年 月 日~令和 年 月 日
図面番号	1 4
宇治市上下水道部	

平面図

S=1:250

A工区

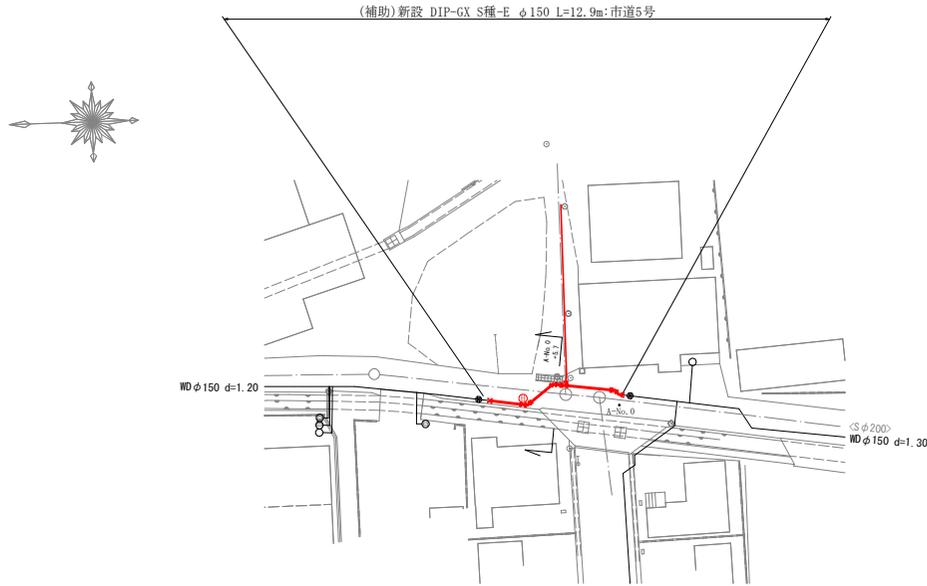


位置図 S=1:2,500




横断面図

S=1:100

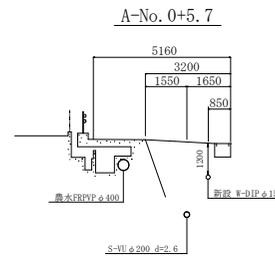


配管詳細図

S=1:100

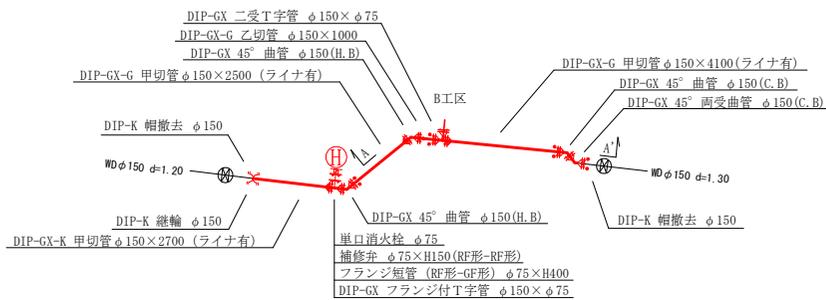

A-A'

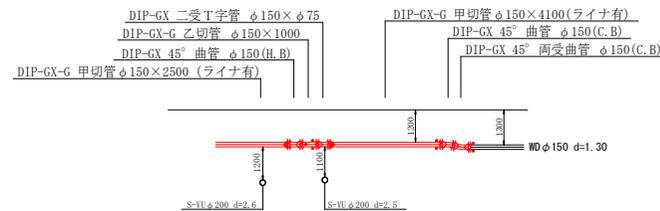

凡例 給水管情報	
整理番号	① (鉛管改良箇所 ◊) (撤去箇所 □)
水栓番号	A○○○
表札名	○○ ○○
1次側口径	φ○○
施工タイプ-メーター口径	type○-○○ (注)
土間復旧工	土間復旧工
量水器BOX取替工	BOX取替工
注) type1・・・外つなぎ type2・・・1次側改修(メーターまで) type3・・・1.2次側改修 type4・・・外つなぎ,2次側改修	

凡例 給水管の記号	
メーター	○
甲止水栓	×
メーター止水栓止]

凡例 既設地下埋設物件	
電話線 T	———
電力線 E	———
上水道管 W	———
下水道管 S
ガス管 G	———

A工区

令和 7 年度	
工事名	横島町千足(その4) 配水管復元工事
工事場所	宇治市横島町千足地内ほか
図面種類	平面図 配管詳細図 横断面図
縮尺	1:250, 1:100
工期	令和 年 月 日~令和 年 月 日
図面番号	2 4
宇治市上下水道部	

平面図


S=1:250

B工区




位置図

S=1:2,500

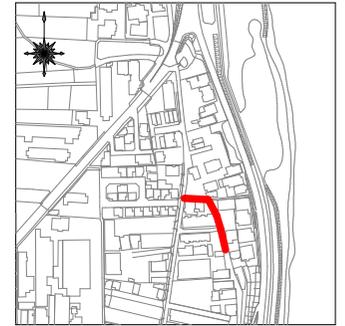


横断面図

S=1:100

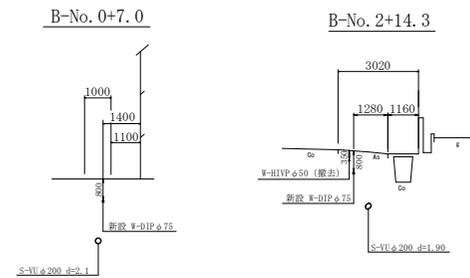


配管詳細図


S=1:100

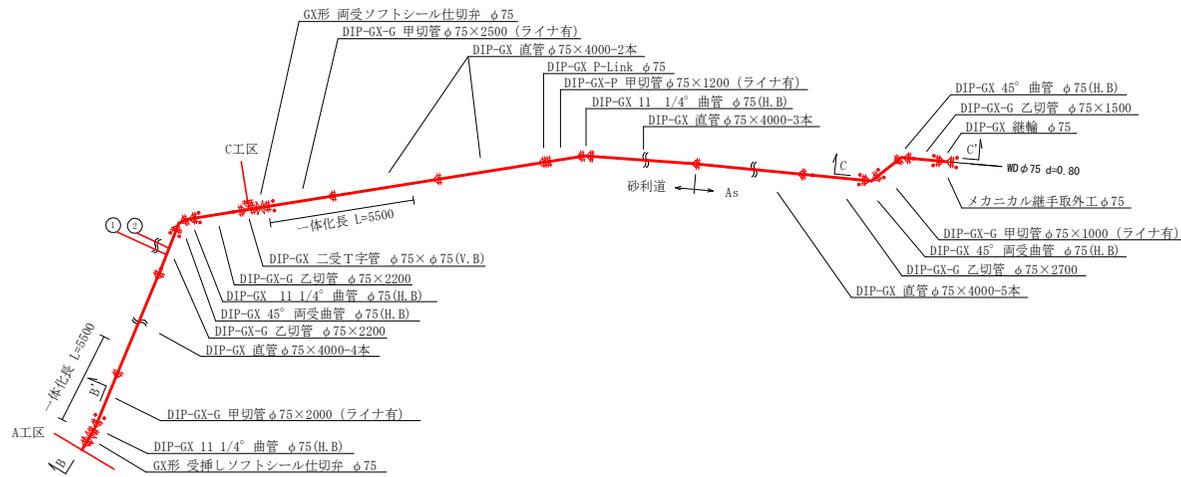

B - B'

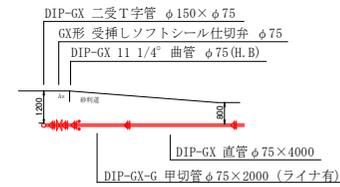

C - C'

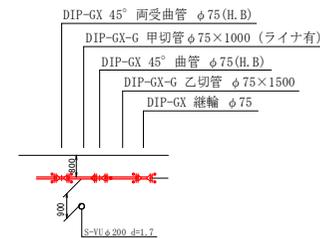

凡例 給水管情報	
整理番号	① (鉛管改良箇所) ② (撤去箇所)
水栓番号	A○○○
表札名	○○○○
1次側口径	φ○○
施工タイプ-メーター口径	type○-○○ (注)
土間復旧工	土間復旧工
量水器BOX取替工	BOX取替工
注) type1...外つなぎ type2...1次側改修(メーターまで) type3...1.2次側改修 type4...外つなぎ,2次側改修	

凡例 給水管の記号	
メーター	○
甲止水栓	⊗
メーター止水栓止	⌋


凡例 既設地下埋設物	
電話線 T	———
電力線 E	———
上水道管 W	———
下水道管 S	———
ガス管 G	———

B工区


令和 7 年度	
工事名	横島町千足(その4) 配水管復元工事
工事場所	宇治市横島町千足地内ほか
図面種類	平面図 配管詳細図 横断面図
縮尺	1:250, 1:100
工期	令和 年 月 日~令和 年 月 日
図面番号	3 4
宇治市上下水道部	

平面図

S=1:250

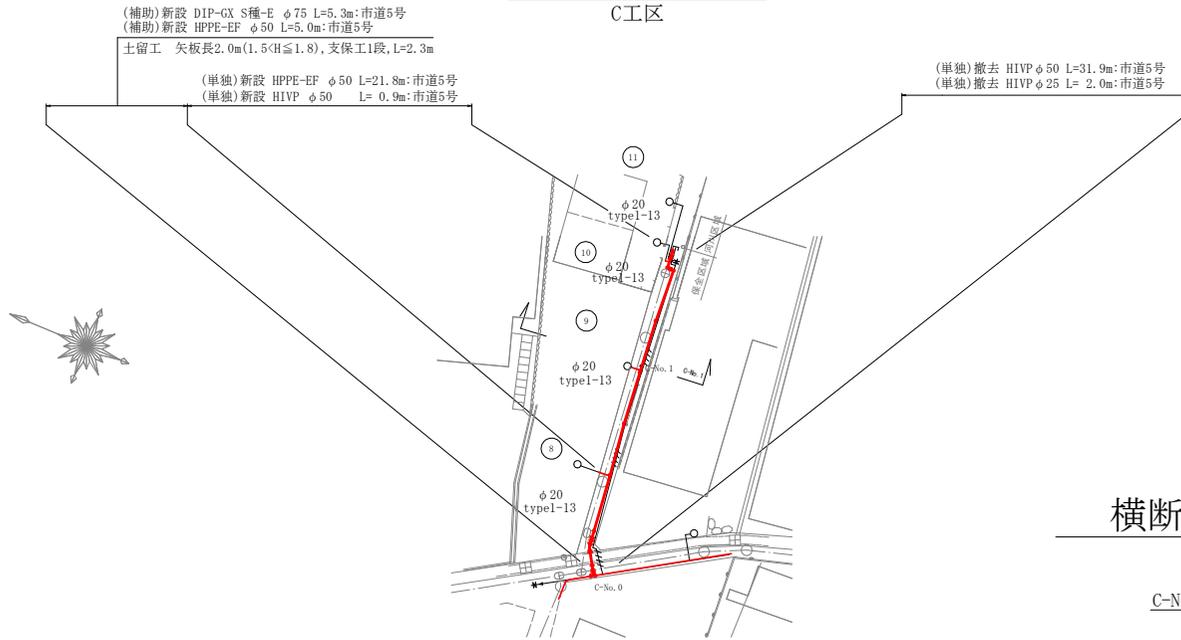


位置図 S=1:2,500

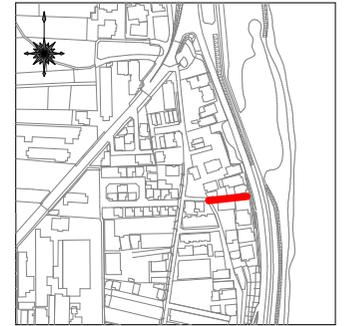


横断面図

S=1:100

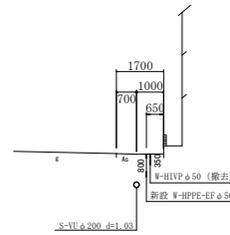


配管詳細図


S=1:100

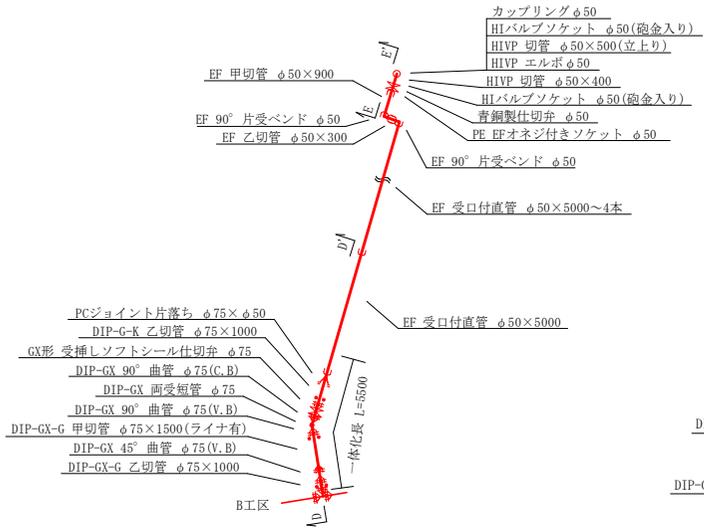

D - D'

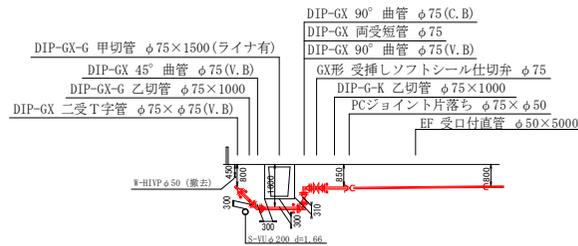

E - E'

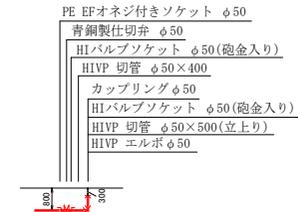

凡例 給水管情報	
整理番号	(鉛管改良箇所) (撤去箇所)
水栓番号	A○○○○
表札名	○○ ○○
1次側口径	φ○○
施工タイプ-メーター口径	type○-○○ (注)
土間復旧工	土間復旧工
量水器BOX取替工	BOX取替工
注) type1・・・外つなぎ type2・・・1次側改修(メーターまで) type3・・・1.2次側改修 type4・・・外つなぎ,2次側改修	

凡例 給水管の記号	
メーター	
甲止水栓	
メーター止水栓止	

凡例 既設地下埋設物件	
電話線 T	
電力線 E	
上水道管 W	
下水道管 S	
ガス管 G	

C工区

令和 7 年度	
工事名	横島町千足(その4) 配水管復元工事
工事場所	宇治市横島町千足地内ほか
図面種類	平面図 配管詳細図 横断面図
縮尺	1:250, 1:100
工期	令和 年 月 日~令和 年 月 日
図面番号	4 4
宇治市上下水道部	