


添 付 資 料

1. 案内図
2. 一般平面図（現況）
3. 管理棟 1 階平面図
4. 第 2 ポンプ棟 B1・B2 階平面図
5. 第 2 ポンプ棟送風機棟 1 階平面図
6. 第 2 ポンプ棟送風機棟 2 階平面図
7. 水処理棟（A・B 系）平面図
8. 水処理棟 C 系平面図
9. 放流ポンプ棟平面図
10. 機械濃縮棟 B1・1 階平面図
11. 機械濃縮棟 2 階平面図
12. 消化タンクⅡ系平面図
13. 污泥処理棟 B1 階平面図
14. 污泥処理棟 1 階平面図
15. 污泥処理棟 2 階平面図
16. 污泥処理棟 3 階平面図

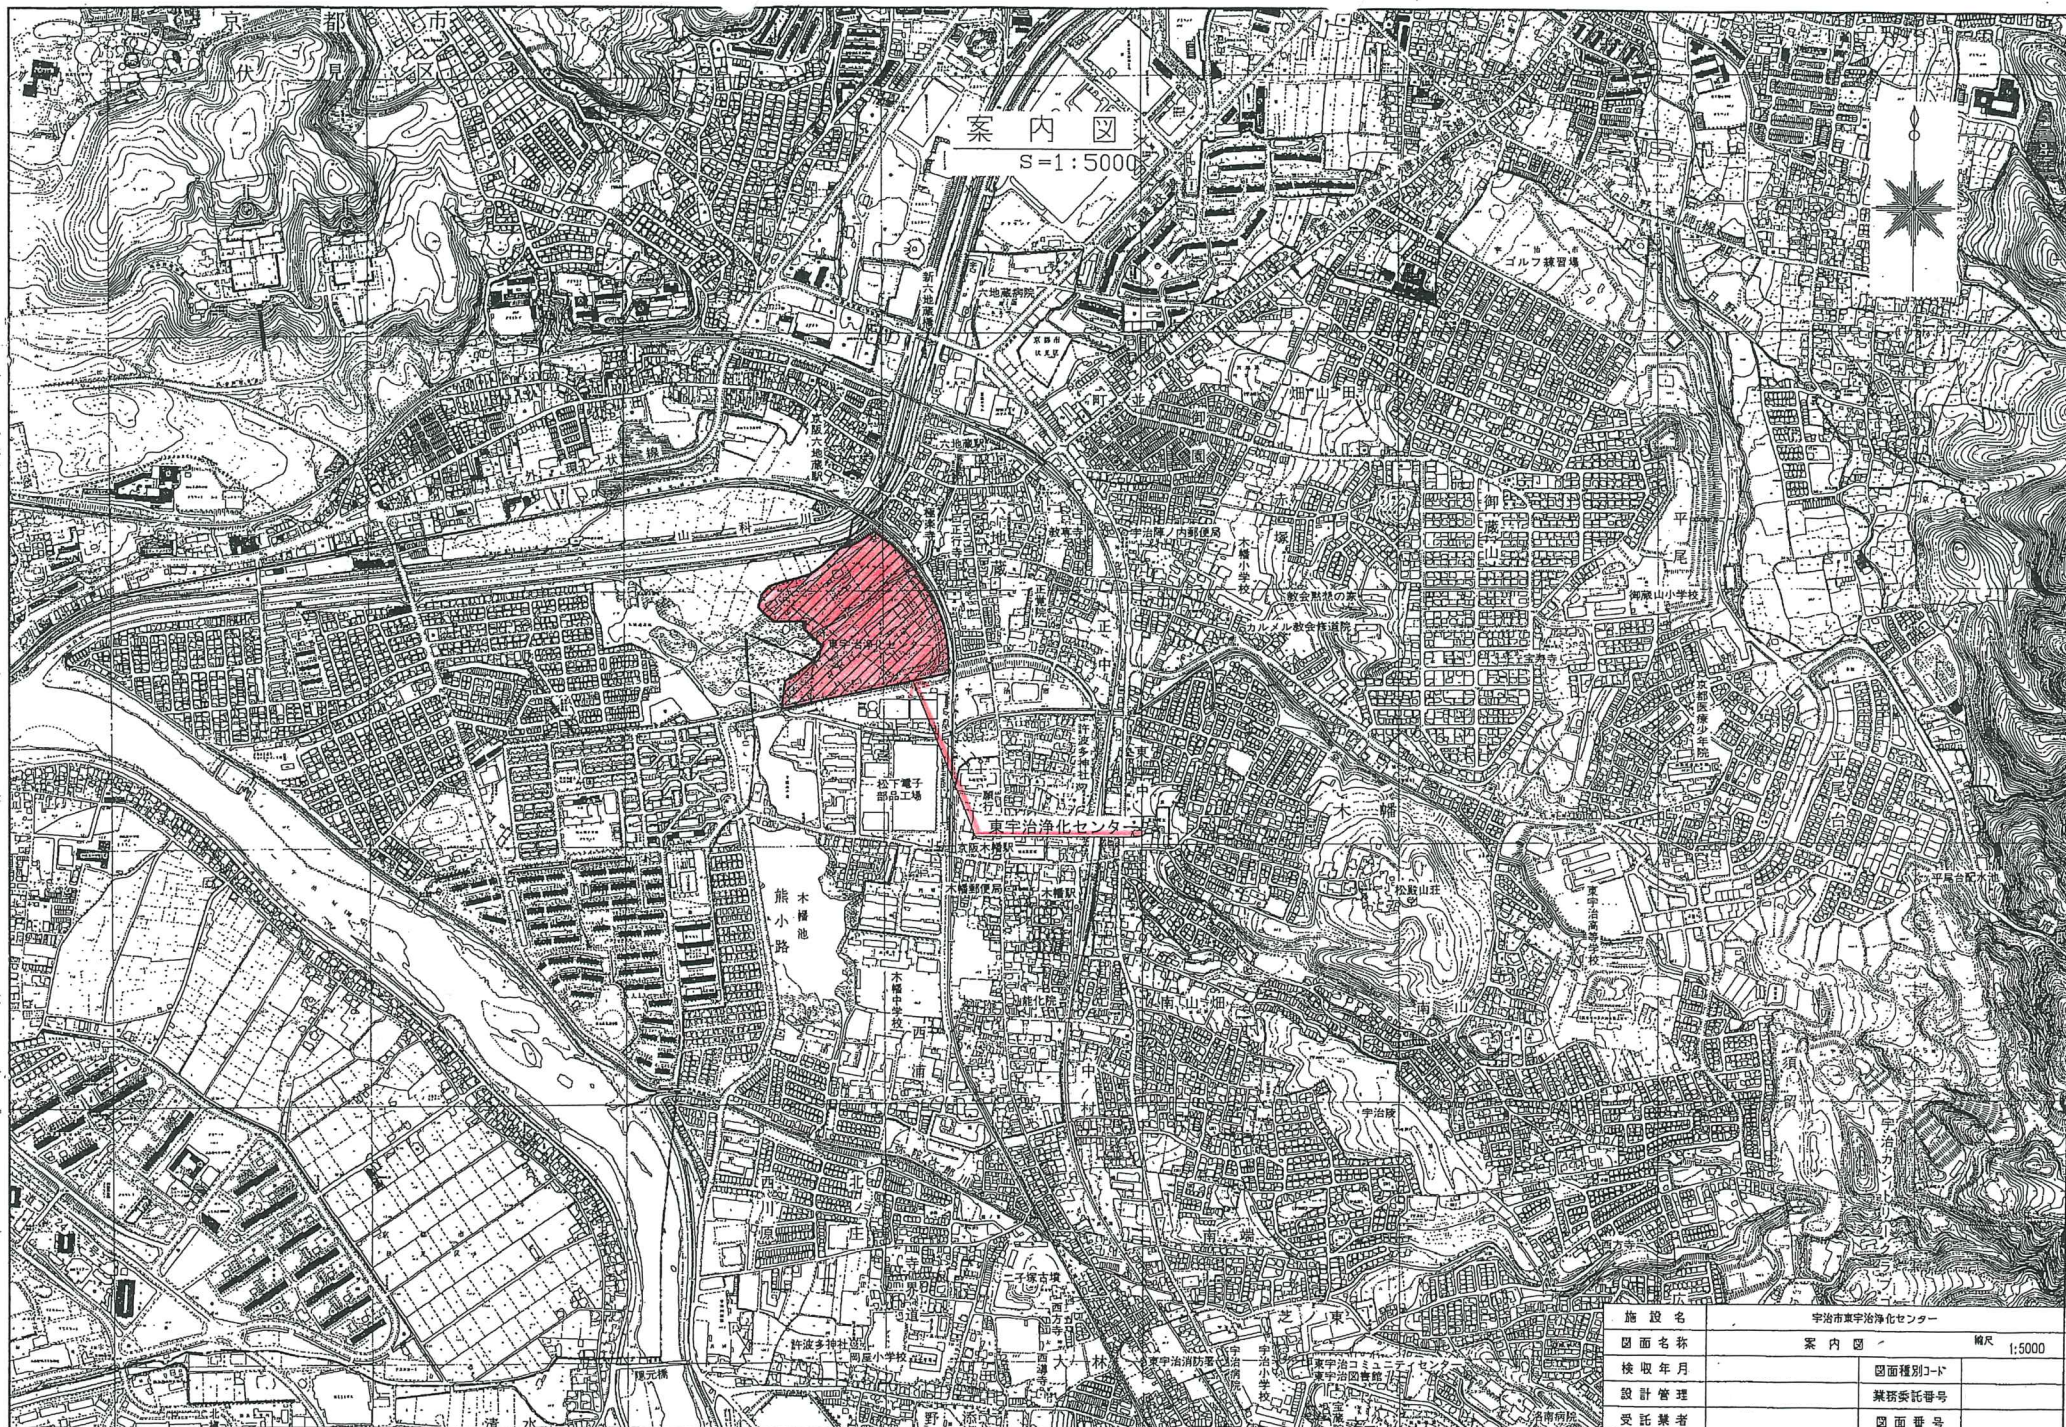


施設名	宇治市東宇治浄化センター		
図面名称	案内図		
検取年月		図面種別コード	縮尺 1:5000
設計管理		業務委託番号	
受託業者		図面番号	

一般平面図(現況)

S=1:800

東宇治浄化センター：棟番号表示図


棟番号	施設名	備考
1	管理棟	
2	第1ポンプ棟	
3	第2ポンプ棟	
4	送風機棟	
5	水処理施設(1~4)	A系
6	水処理施設(5~8)	B系
7-1	水処理施設(9~12)	C系(11・12)
7-2	水処理施設(13・14)	D系(計画)
8	消毒棟	凝集設備へ改造
9	用水棟	
10	放流ポンプ棟	汚水・雨水
11	急速ろ過施設	(計画)
12-1	重力濃縮槽	
12-2	機械濃縮槽	
13	汚泥消化タンク	1系
13-2	ガスタンク	800m3
13-3	脱硫塔	
13-4	余剰ガス燃焼装置	
14	汚泥消化タンク	2系
14-1	ガスタンク	800m3
14-2	ガスタンク	800m3(計画)
14-3	脱硫塔	
14-4	余剰ガス燃焼装置	
15	補機室	
16	汚泥処理棟	
16-1	ホッパー	
17	生物脱臭設備	
19	分配槽	
20	消毒・凝集設備棟	

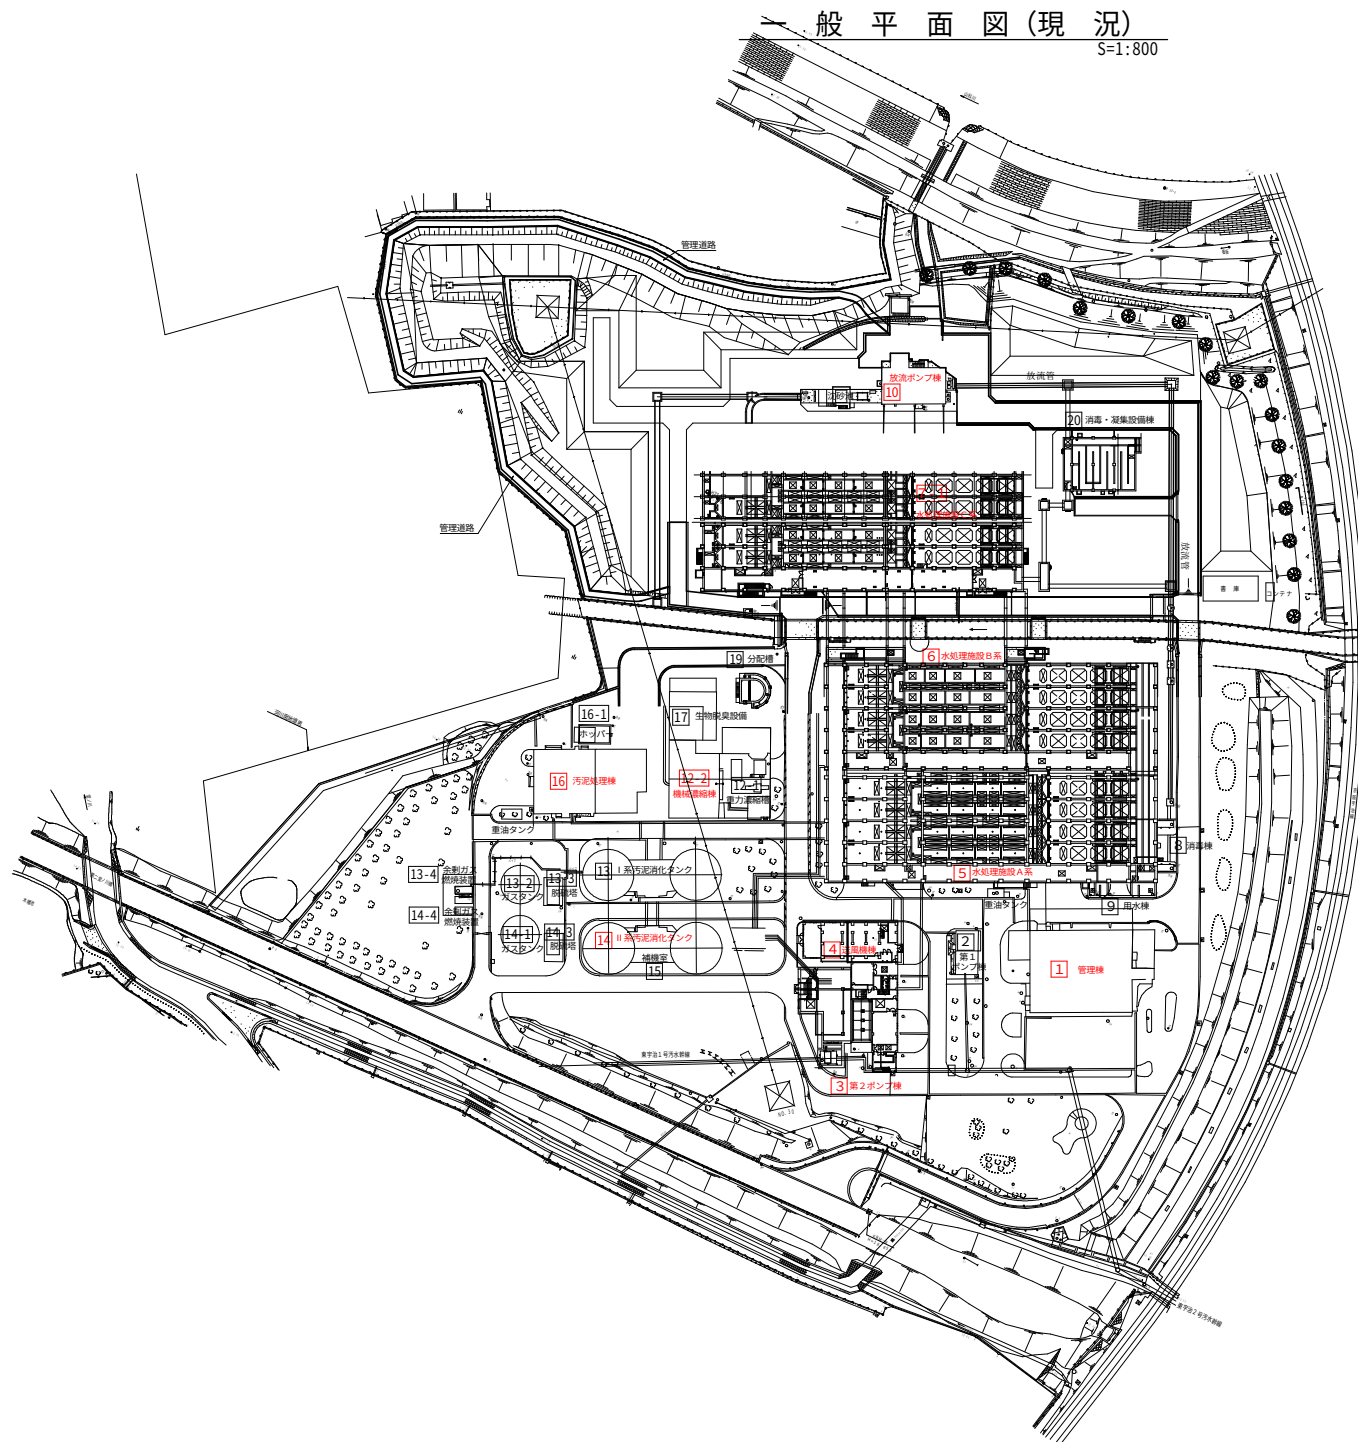

注記

1. は今回業務実施場所を示す。

業務名	消防設備修繕業務		
図面名称	一般平面図(現況)		
検収年月		図面種別コード	
設計管理		業務委託番号	
受託業者		図面番号	

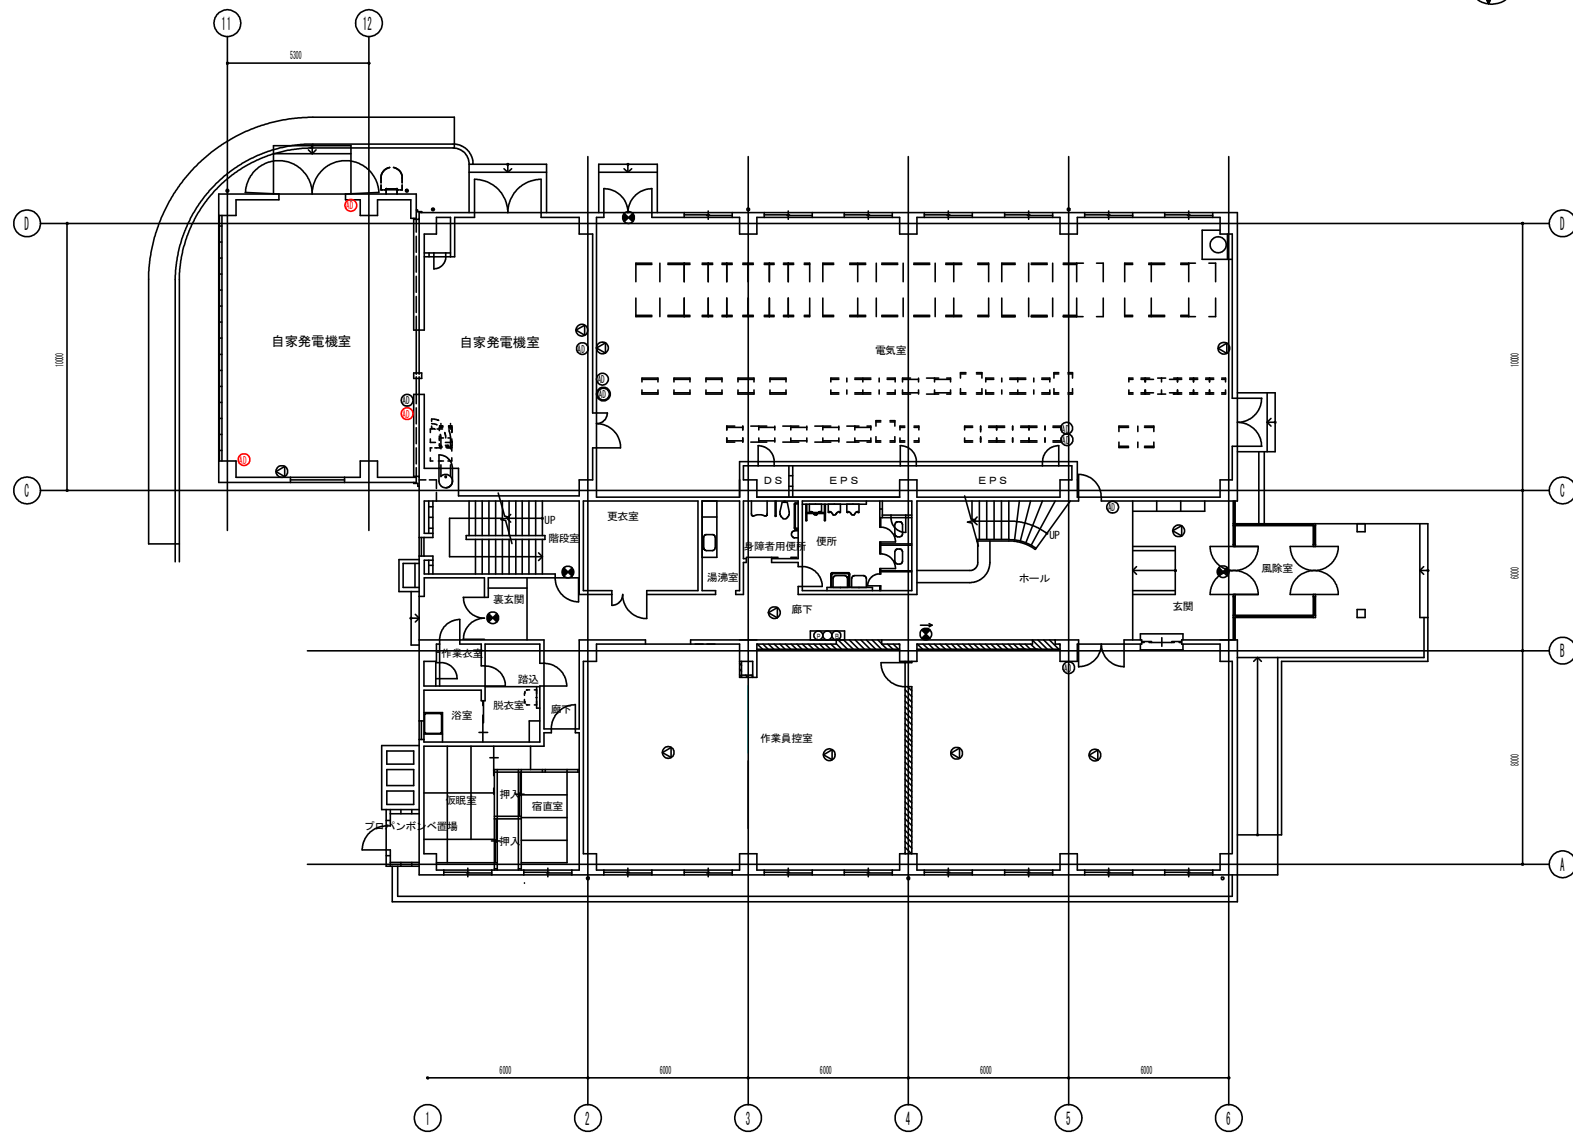


記号	名称
10001	総合盤
④	非常用放送
●	避難口誘導灯
100	通路誘導灯
1001	通路誘導灯
⑤	非常ベル
⑩	消火器 (10)
⑤⑤	消火器 (50)
10001	総合盤 (消火栓)
①	消火ポンプ
10001	火災受信機

注記


1. 赤色記号は今回取替対象器具を示す。

施設名	宇治市東宇治浄化センター		
図面名称	消防プロット管理棟 1階		
作成年月		図面種別コード	
設計管理		業務委託番号	
作成		図面番号	

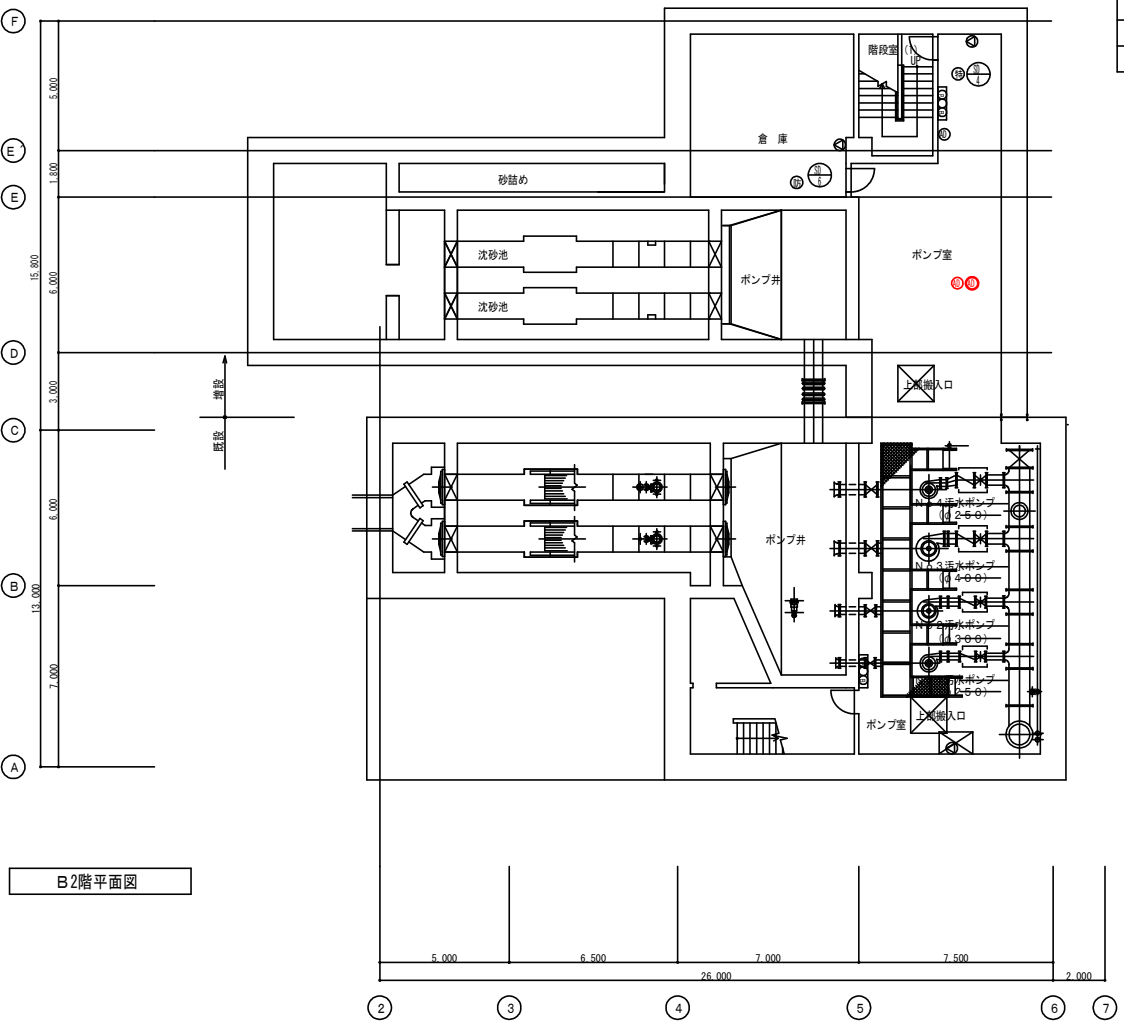

B2階平面図


記号	名称
□□□□	総合盤
⊙	非常用放送
⊙	避難口誘導灯
⊙	通路誘導灯
⊙	通路誘導灯
⊙	非常灯 (壁付)
⊙	消火器 (10)
⊙	消火器 (50)

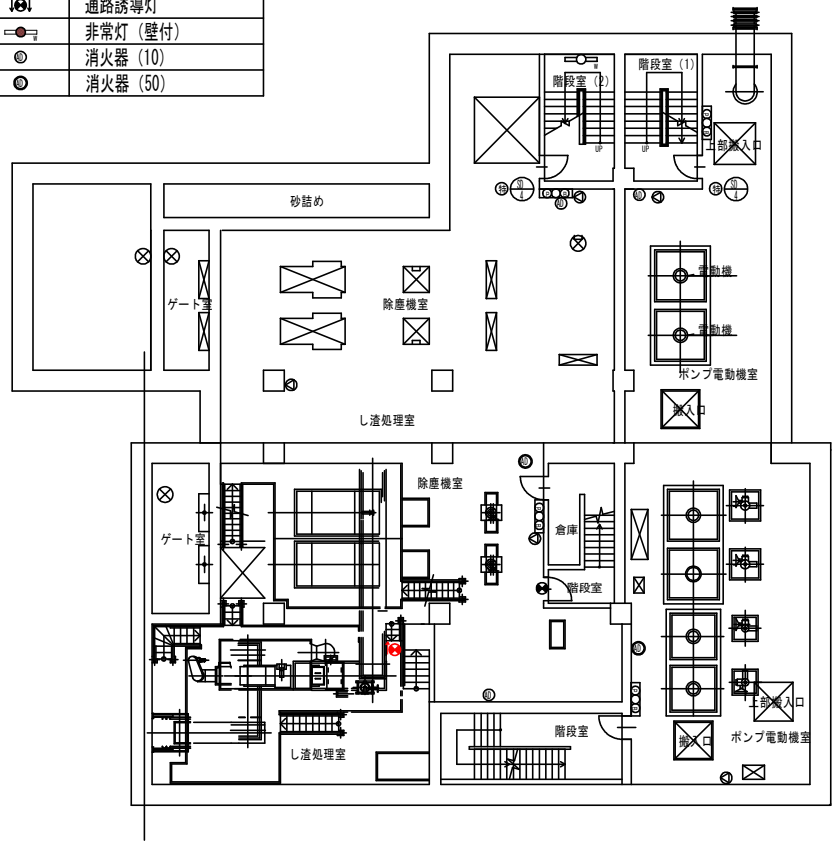

B1階平面図

注記
1. 赤色記号は今回取替対象器具を示す。

業 務 名	消防設備修繕業務		
図面名称	消防プロット第2ポンプ棟 B1・B2階		
作成年月		図面種別コード	
設計管理		業務委託番号	
作 成		図面番号	

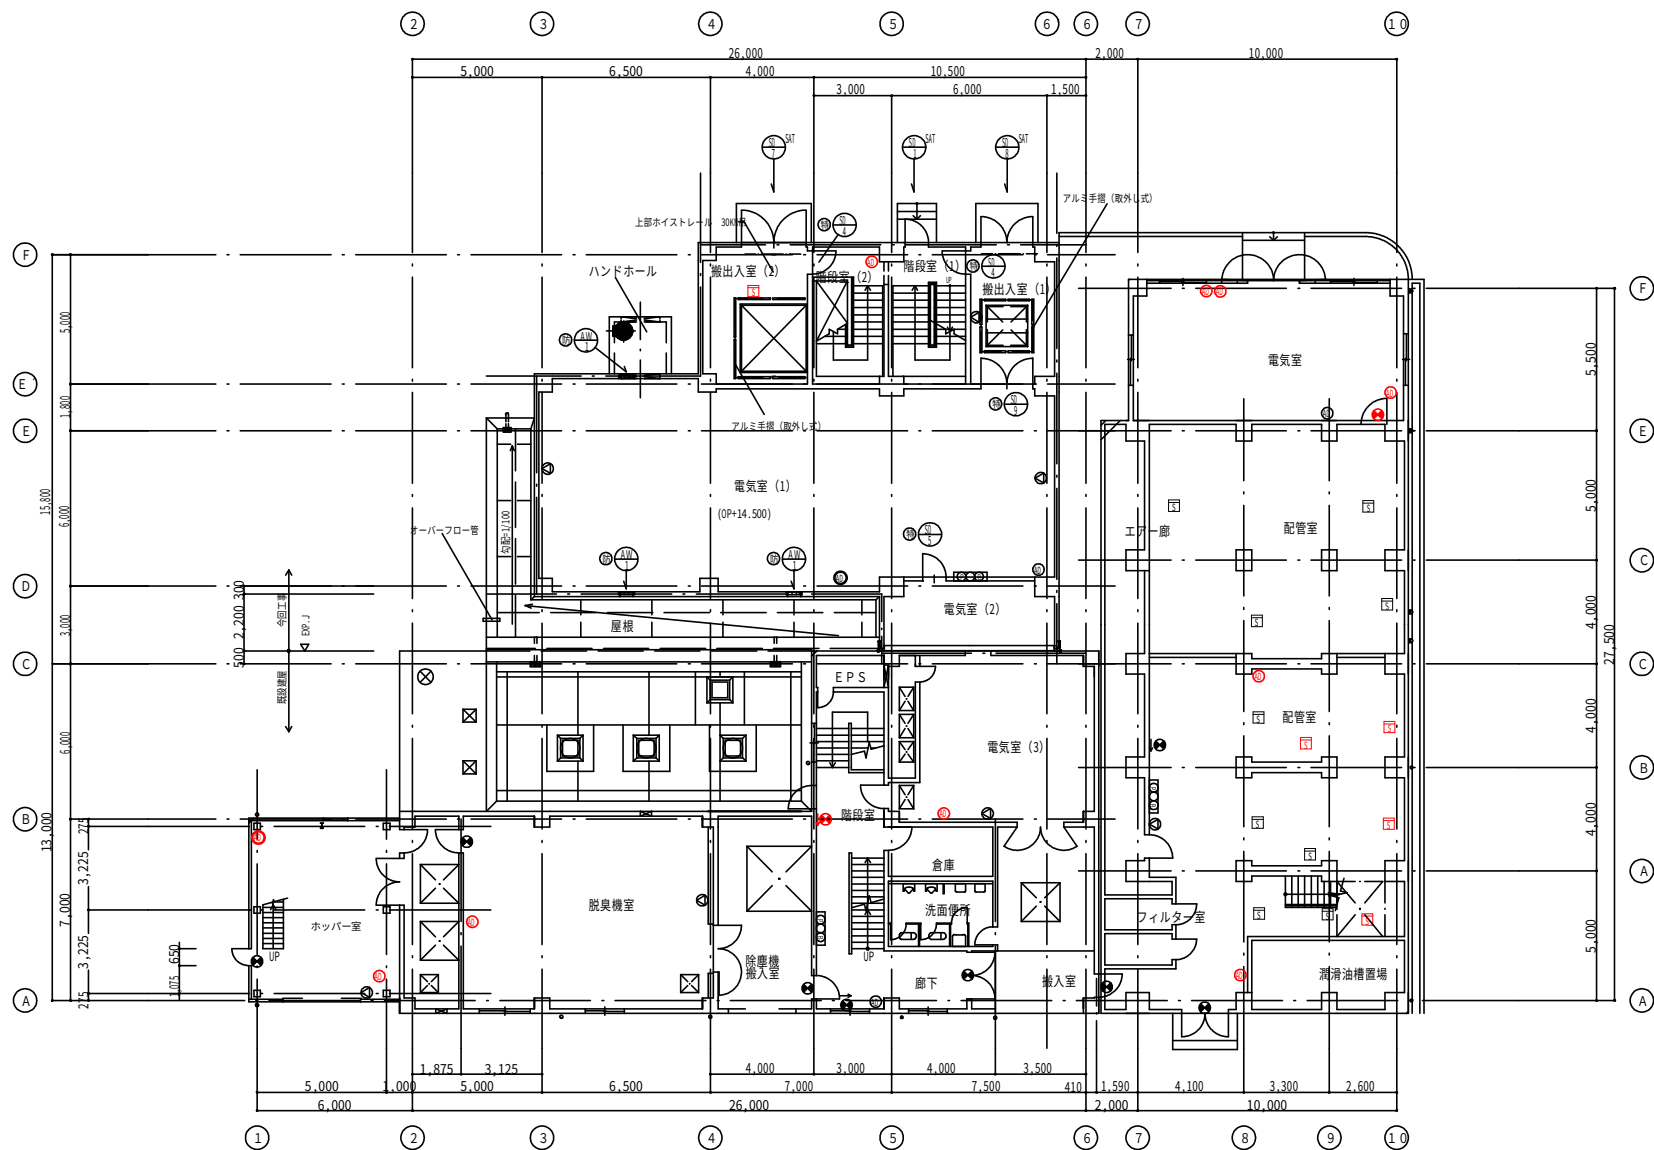


1 階平面図

注記
1. 赤色記号は今回取替対象器具を示す。

記号	名称
Ⓜ	総合盤
Ⓢ	非常用放送
Ⓡ	避難口誘導灯
Ⓜ	通路誘導灯
Ⓜ	通路誘導灯
○	非常ベル
Ⓢ	消火器 (10)
Ⓢ	消火器 (50)
Ⓜ	煙感知器

業 務 名	消防設備修繕業務
図面名称	消防プロット第2ポンプ棟送風機棟 1階
作成年月	図面種別コード
設計管理	業務委託番号
作 成	図面番号

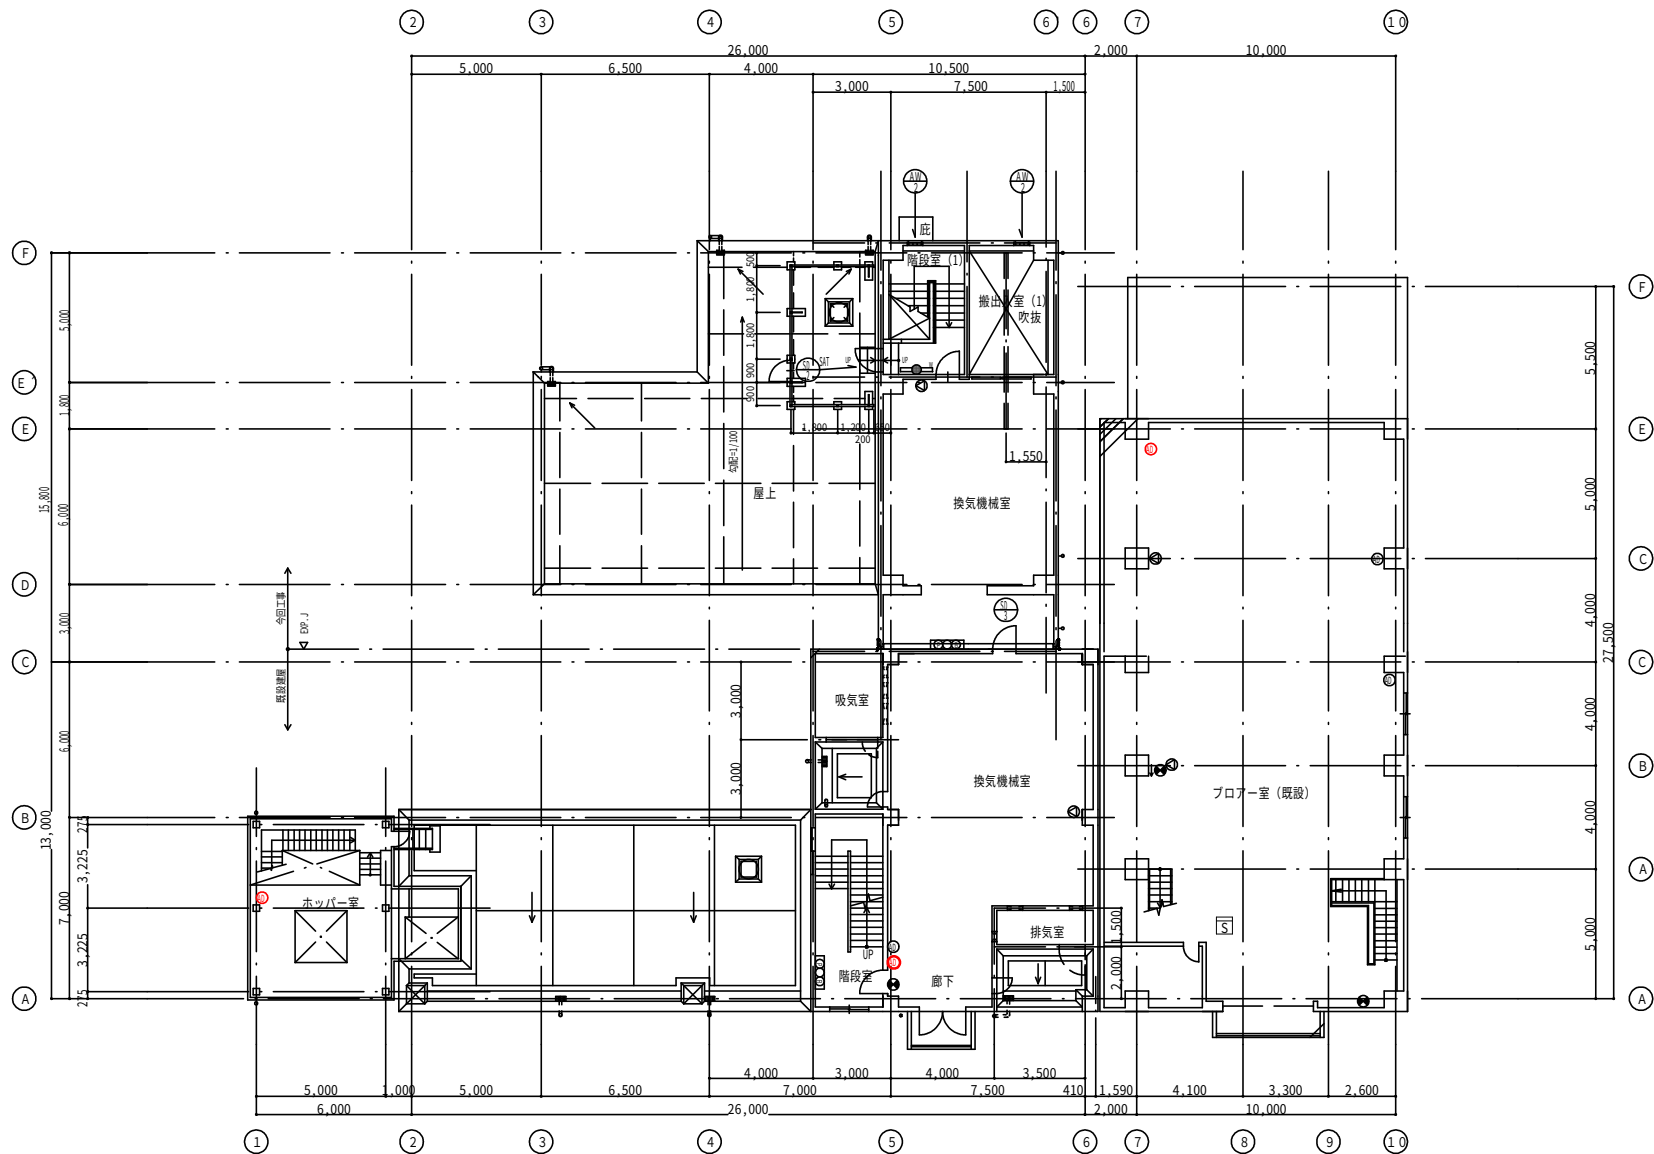


2階平面図

注記

1. 赤色記号は今回取替対象器具を示す。

記号	名称
☐	総合盤
⊙	非常用放送
⊗	避難口誘導灯
⬇	通路誘導灯
⬆	通路誘導灯
⬇	非常灯 (壁付)
⊙	消火器 (10)
⊙	消火器 (50)
⊠	煙感知器


業 務 名	消防設備修繕業務		
図面名称	消防プロット第2ポンプ棟送風機棟2階		
作成年月		図面種別コード	
設計管理		業務委託番号	
作 成		図面番号	

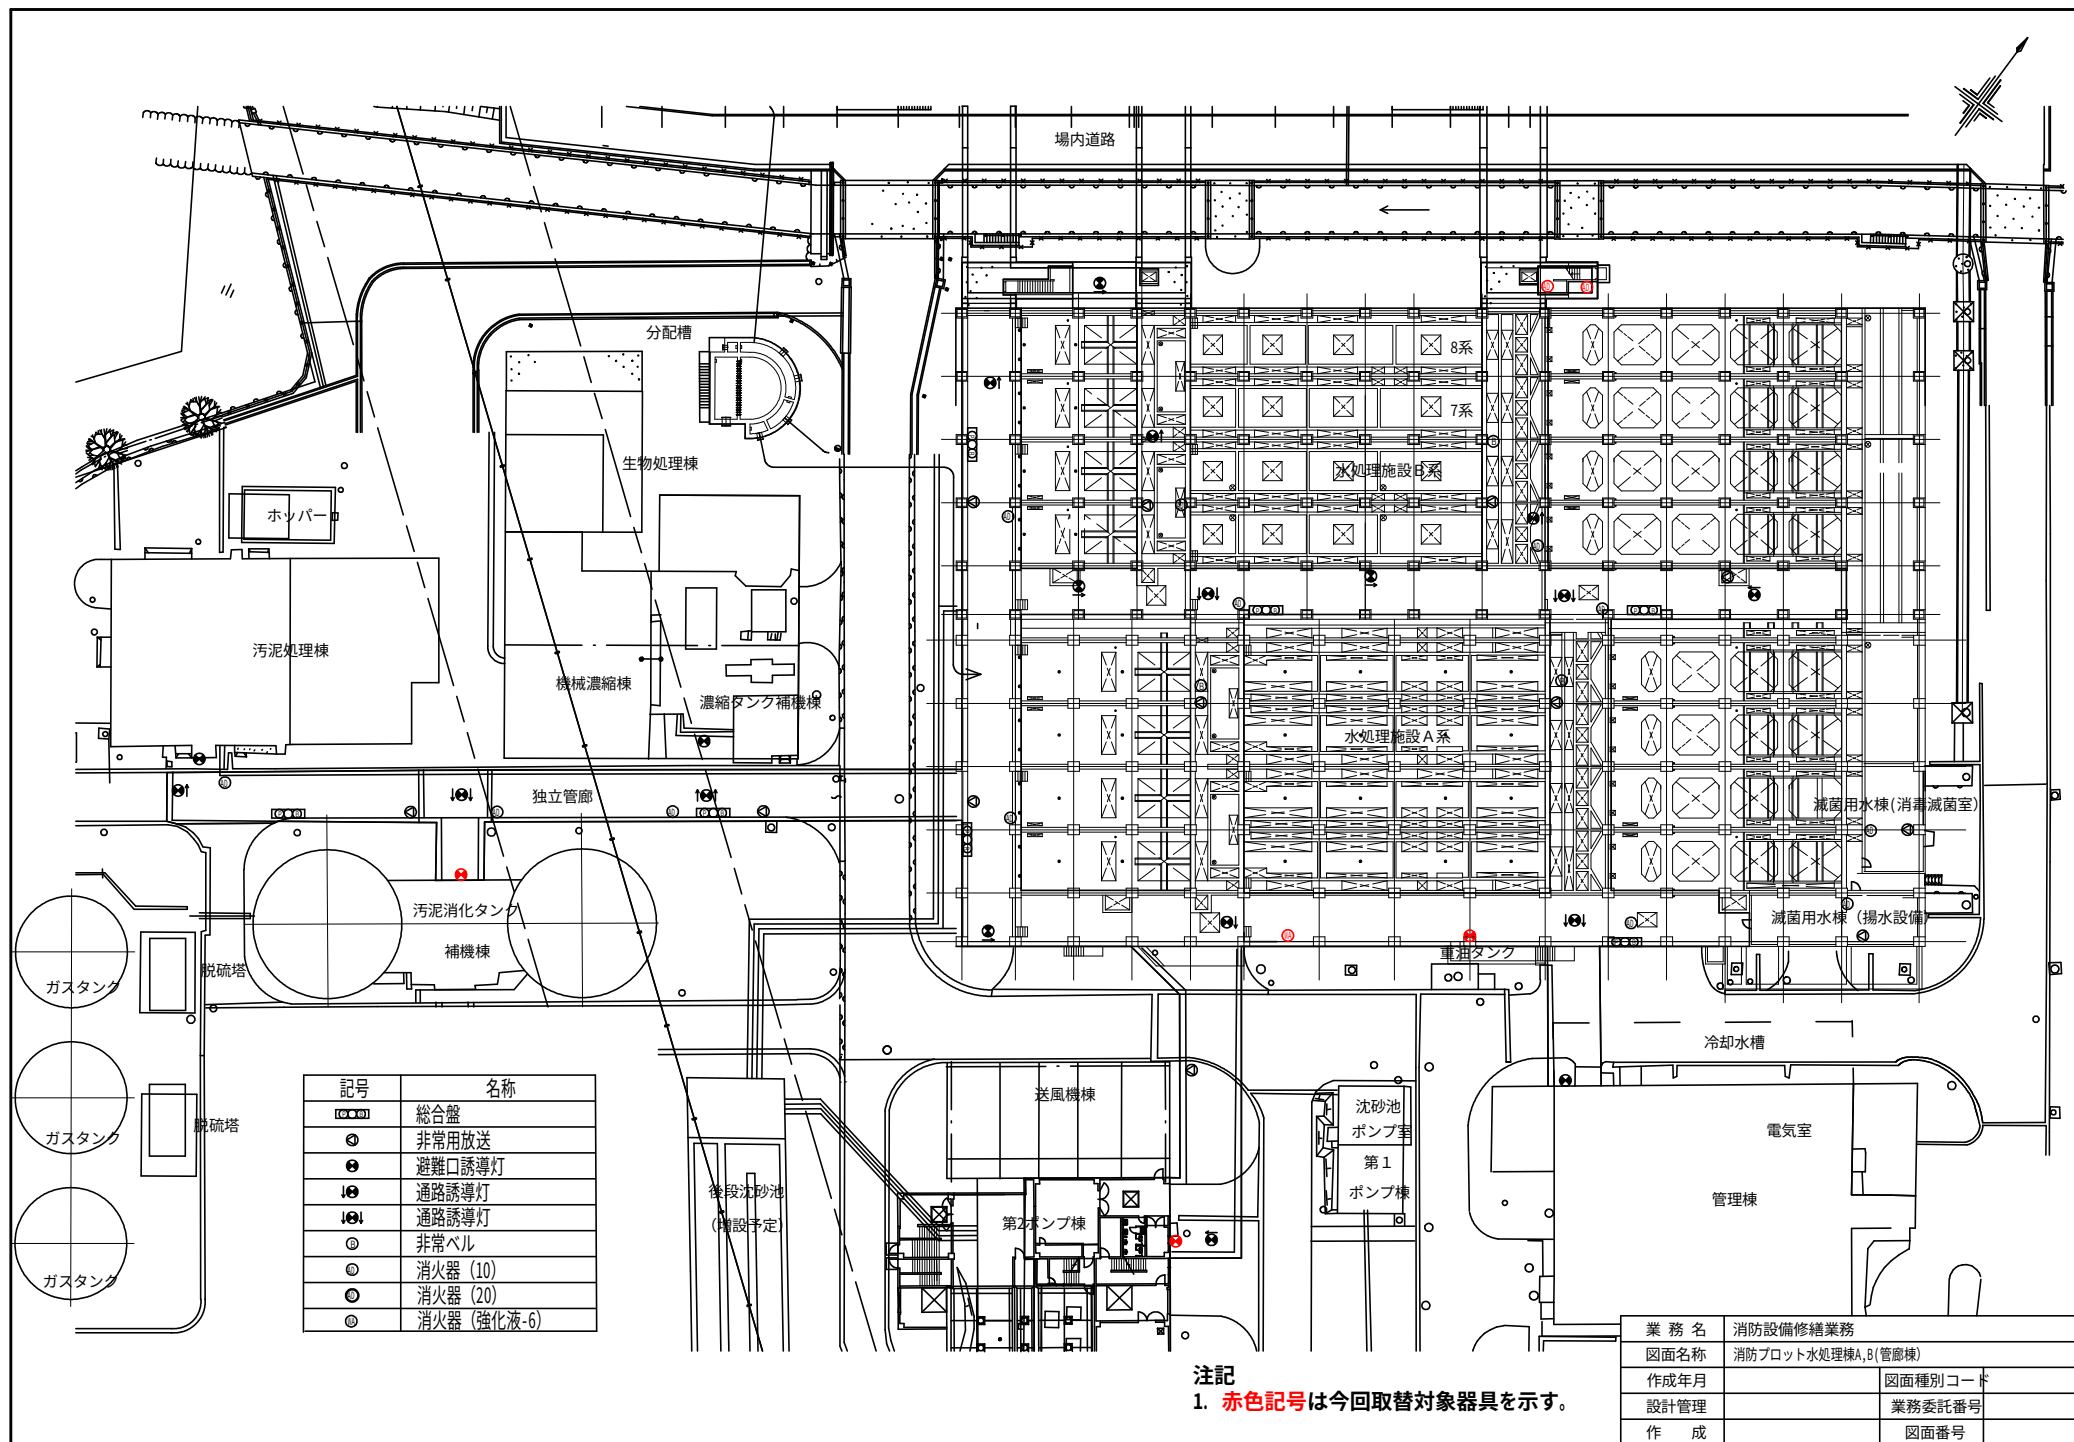


記号	名称
総合盤	総合盤
非常用放送	非常用放送
避難口誘導灯	避難口誘導灯
通路誘導灯	通路誘導灯
通路誘導灯	通路誘導灯
非常ベル	非常ベル
消火器 (10)	消火器 (10)
消火器 (20)	消火器 (20)
消火器 (強化液-6)	消火器 (強化液-6)

注記
1. 赤色記号は今回取替対象器具を示す。

業務名	消防設備修繕業務
図面名称	消防プロット水処理棟A,B(管理棟)
作成年月	図面種別コード
設計管理	業務委託番号
作成	図面番号

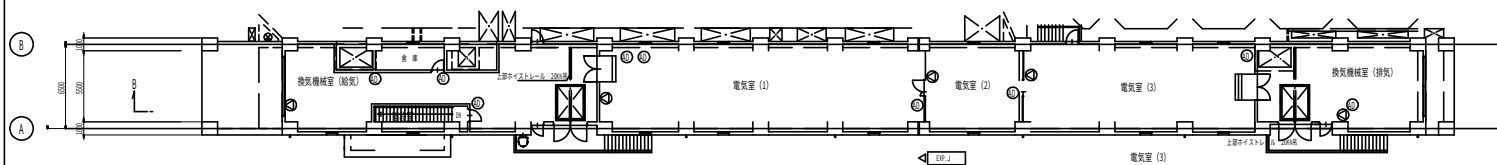

全体平面図 (上層)

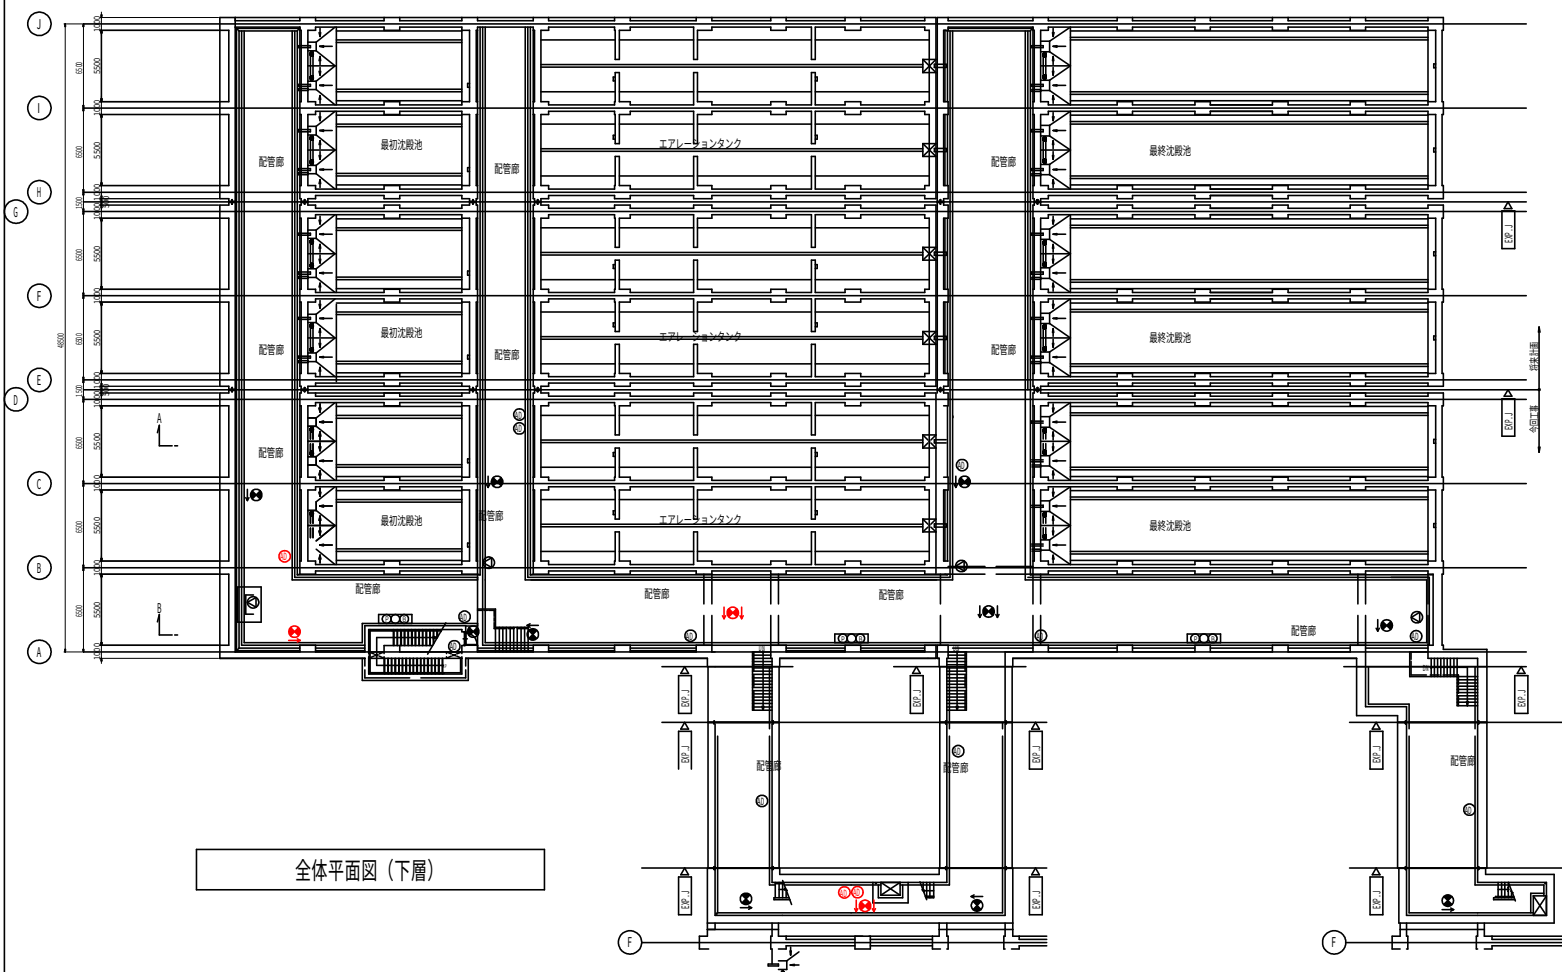


全体平面図 (下層)

記号	名称
①②③④	総合盤
⑤	非常用放送
⑥	避難口誘導灯
⑦⑧	通路誘導灯
⑨⑩	通路誘導灯
⑪	非常ベル
⑫	消火器 (10)
⑬	消火器 (20)


注記

1. 赤色記号は今回取替対象器具を示す。

業 務 名	消防設備修繕業務		
図面名称	消防プロット水処理棟C系		
作成年月		図面種別コード	
設計管理		業務委託番号	
作 成		図面番号	

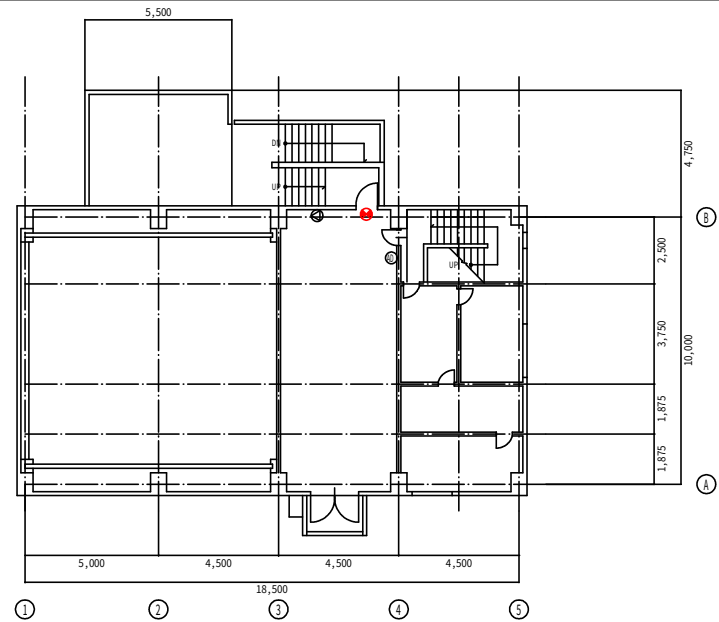

2階 平面図

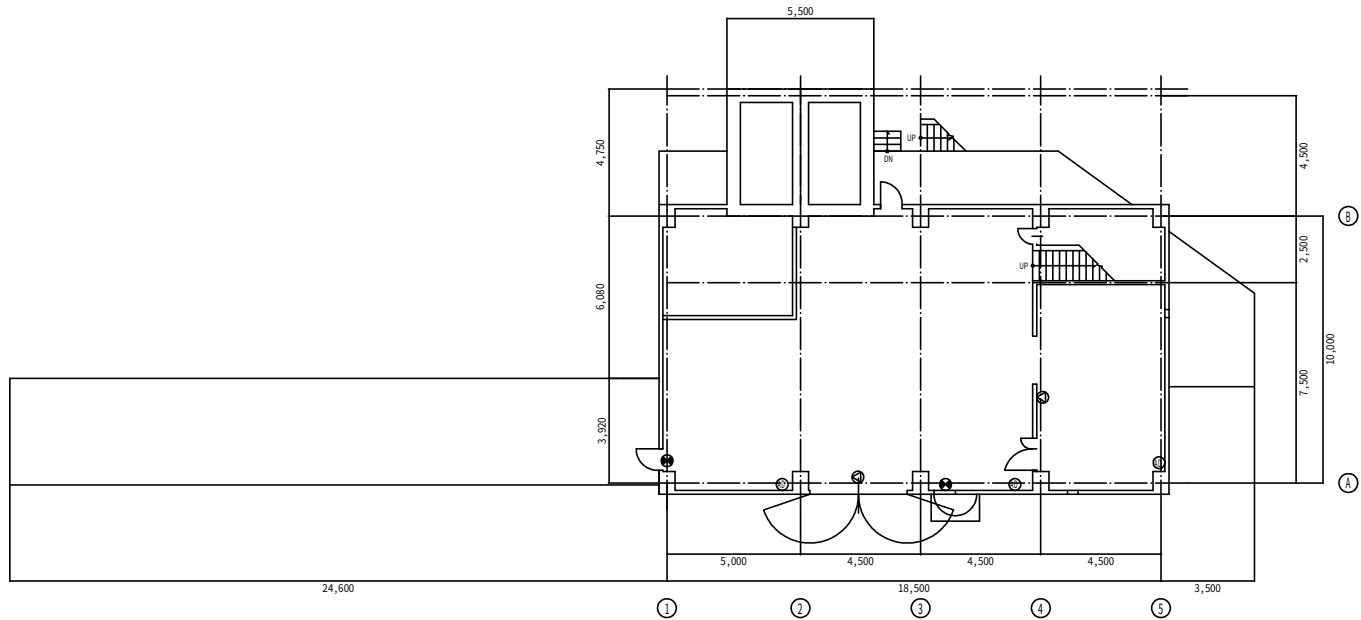


1階 平面図

記号	名称
①②③④	総合盤
⑤	非常用放送
⑥	避難口誘導灯
⑦	通路誘導灯
⑧	通路誘導灯
⑨	非常ベル
⑩	消火器 (10)
⑪	消火器 (20)
⑫⑬⑭	総合盤(消火栓)
⑮	消火ポンプ
⑯	火災受信機

注記


1. 赤色記号は今回取替対象器具を示す。

施設名	宇治市東宇治浄化センター		
図面名称	消防プロット 放流ポンプ棟		
作成年月	平成22年4月	図面種別コード	
設計管理		業務委託番号	
作成	株式会社 ニュージェック	図面番号	消防-011

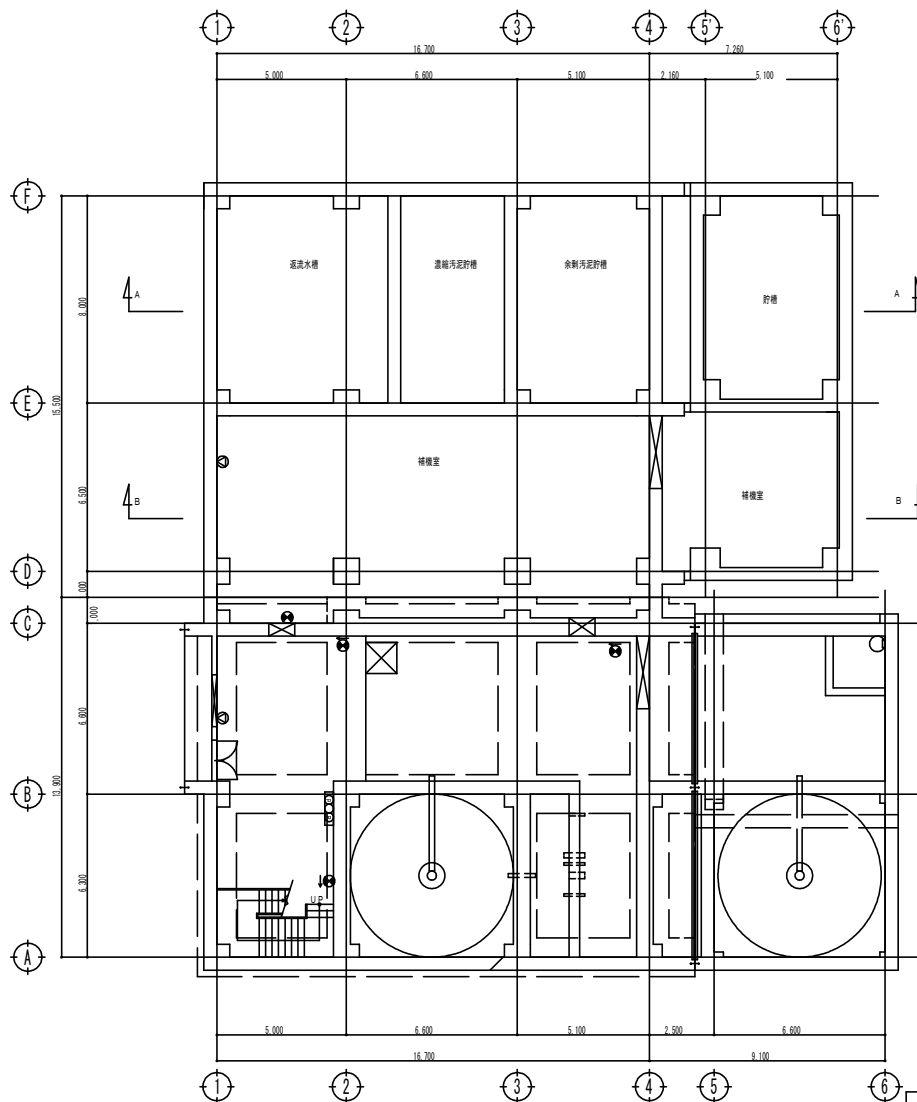

B1 階平面図

記号	名称
①	総合盤
②	非常用放送
③	避難口誘導灯
④	通路誘導灯
⑤	通路誘導灯
⑥	非常ベル
⑦	消火器 (10)
⑧	消火器 (20)
⑨	煙感知器

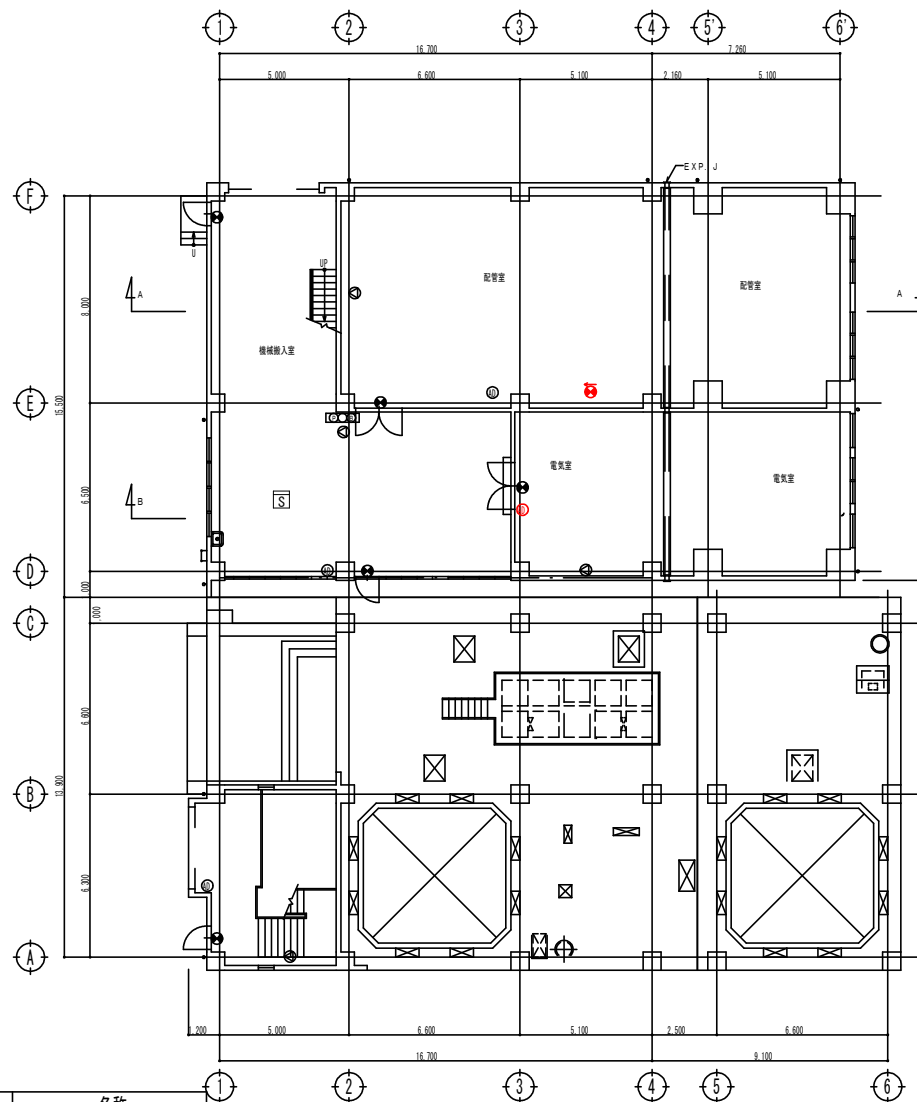


1 階平面図

注記

1. 赤色記号は今回取替対象器具を示す。

業務名	消防設備修繕業務		
図面名称	消防プロット機械濃縮機 B1・1階		
作成年月		図面種別コード	
設計管理		業務委託番号	
作成		図面番号	

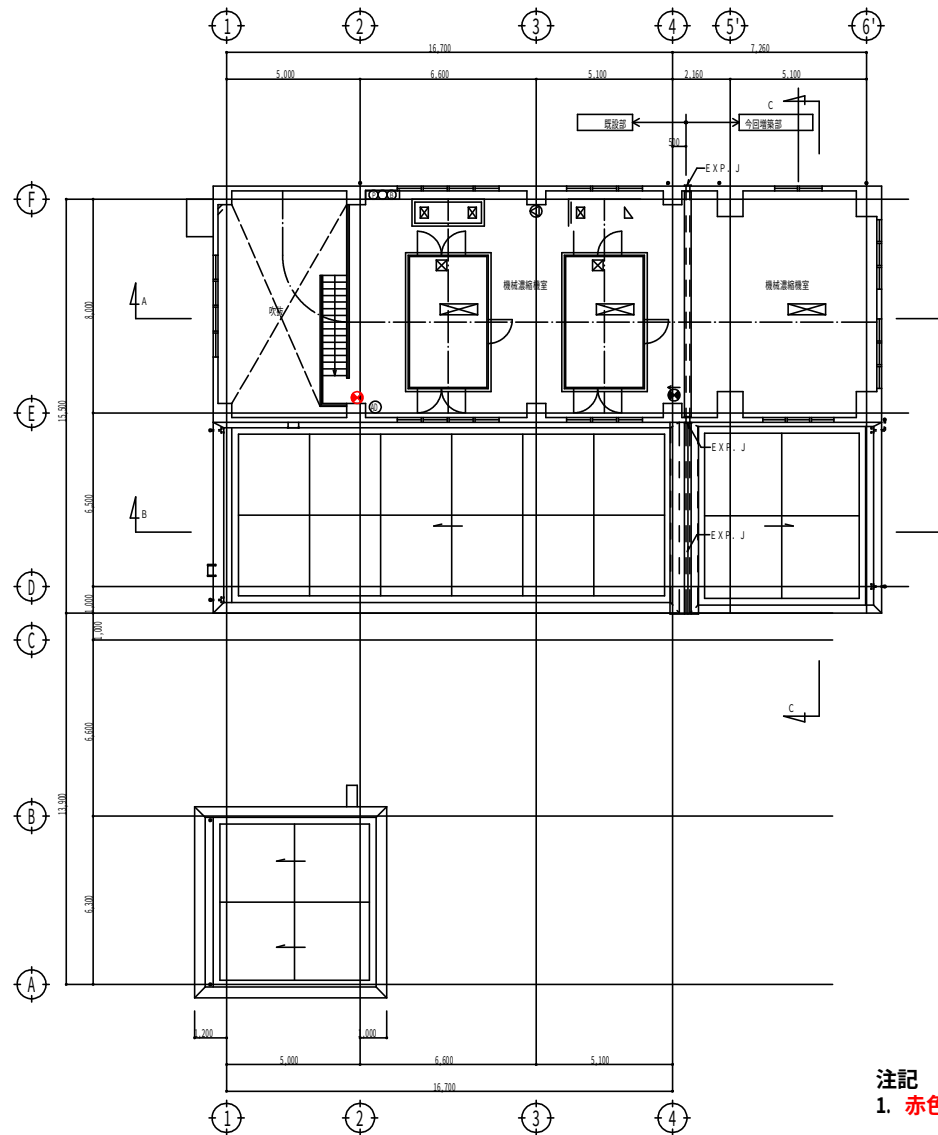



2階平面図 1/100

記号	名称
□○□○	総合盤
⊙	非常用放送
●	避難口誘導灯
⊙	通路誘導灯
⊙	通路誘導灯
⊙	非常ベル
⊙	消火器 (10)
⊙	消火器 (20)

注記

1. 赤色記号は今回取替対象器具を示す。


施設名	宇治市東宇治浄化センター		
図面名称	消防プロット機械濃縮棟 2階		
作成年月		図面種別コード	
設計管理		業務委託番号	
作成		図面番号	

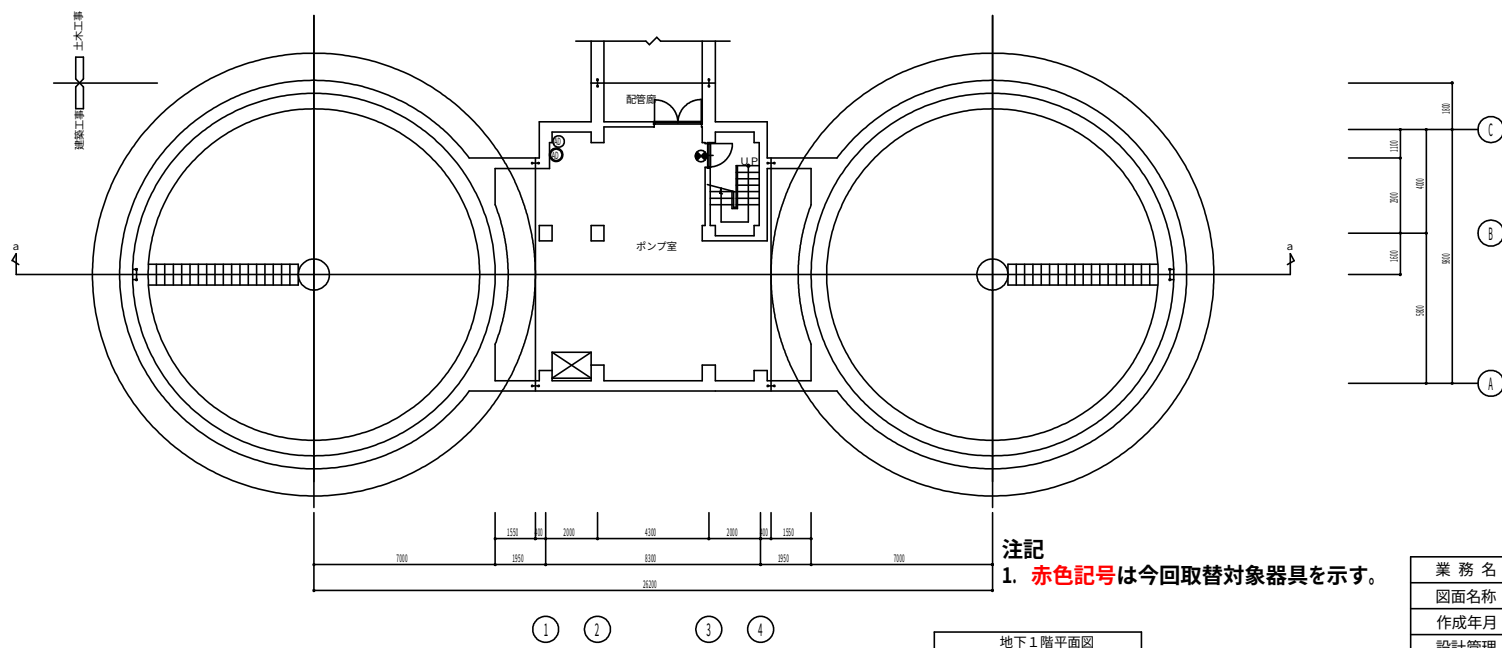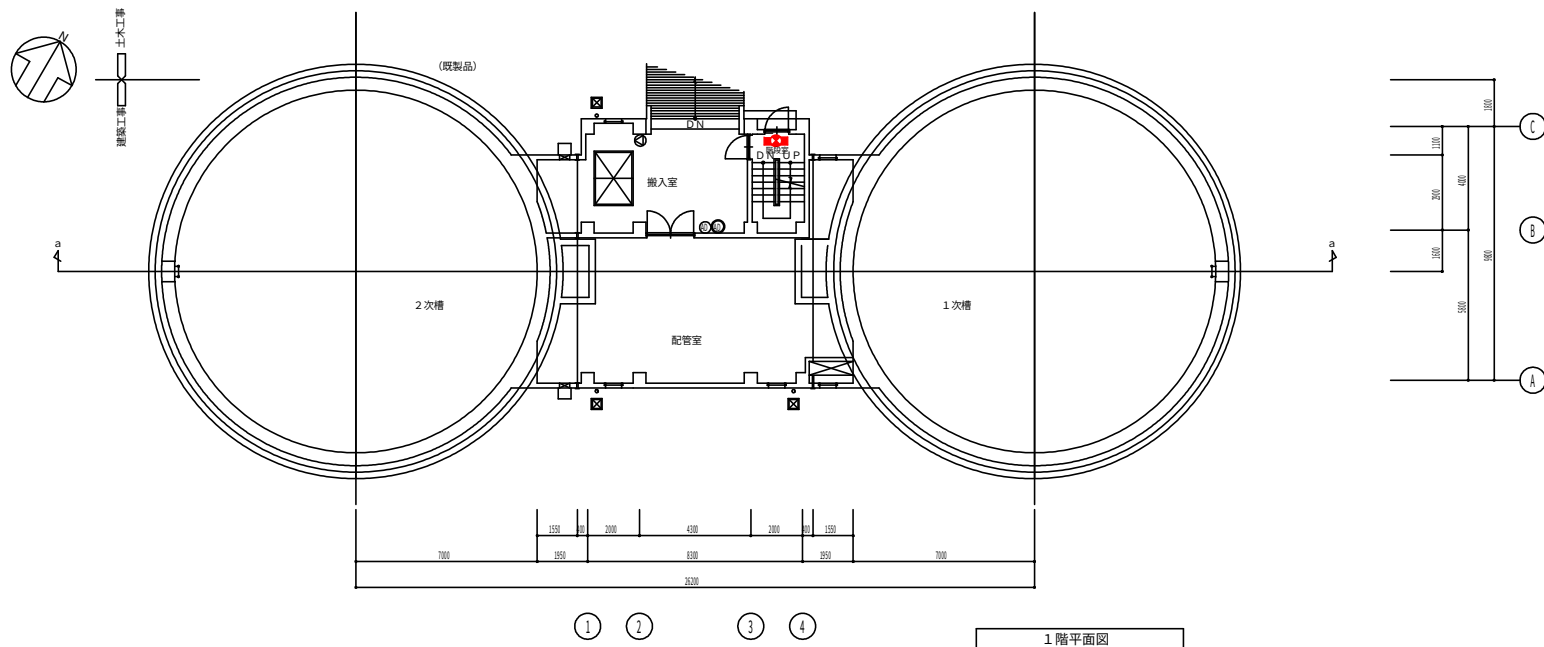

記号	名称
	総合盤
	非常用放送
	避難口誘導灯
	通路誘導灯
	通路誘導灯
	非常ベル
	消火器 (10)
	消火器 (20)
	総合盤(消火栓)
	消火ポンプ
	火災受信機
	階段通路誘導灯

注記
1. 赤色記号は今回取替対象器具を示す。

業務名	消防設備修繕業務
図面名称	消防プロット 消火タンク機室N02
作成年月	図面種別コード
設計管理	業務委託番号
作成	図面番号

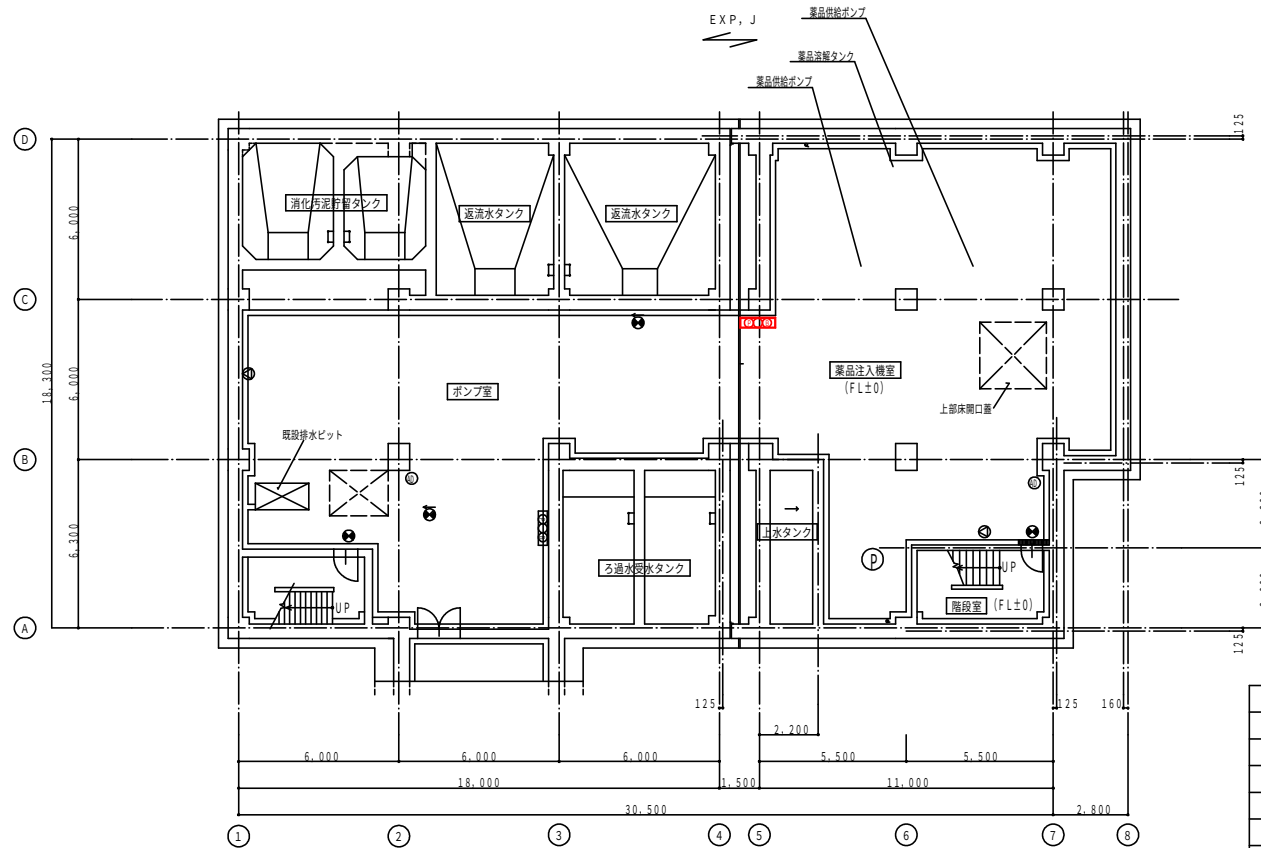


地下1階平面図 1:100

記号	名称
10000	総合盤
④	非常用放送
⑤	避難口誘導灯
⑥	通路誘導灯
⑦	通路誘導灯
⑧	非常ベル
⑨	消火器 (10)
⑩	消火器 (20)
10000	総合盤(消火栓)
⑪	消火ポンプ

注記

1. 赤色記号は今回取替対象器具を示す。

施設名	宇治市東宇治浄化センター		
図面名称	消防プロット汚泥処理棟 B1階平面図		
作成年月		図面種別コード	
設計管理		業務委託番号	
作成		図面番号	

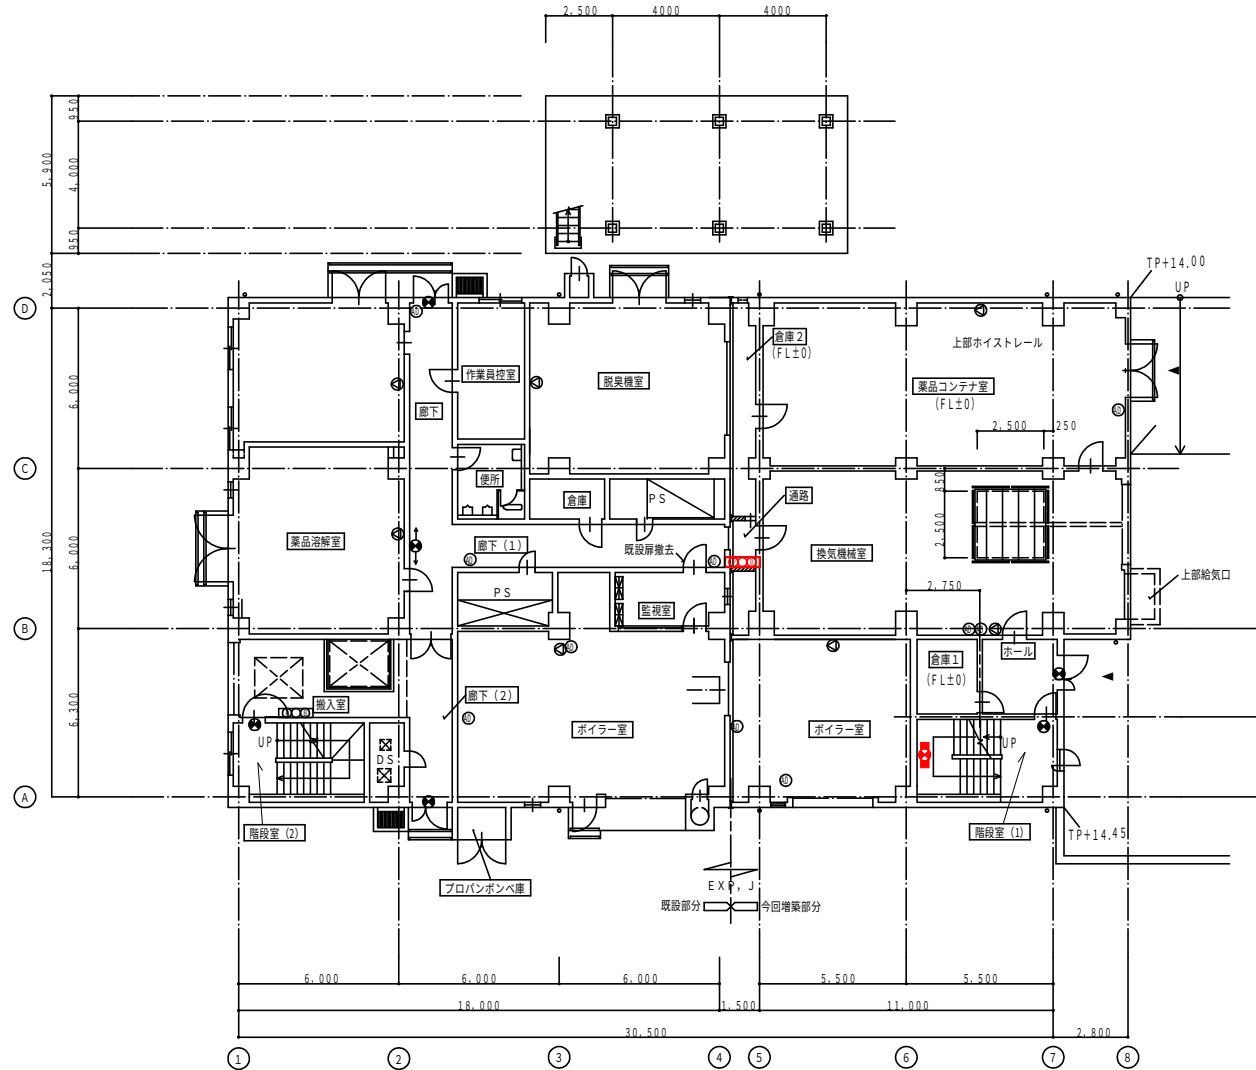


1 階平面図 1:100

注記

1. 赤色記号は今回取替対象器具を示す。


記号	名称
①②③④	総合盤
⑤	非常用放送
⑥	避難口誘導灯
⑦⑧	通路誘導灯
⑨⑩	通路誘導灯
⑪	非常ベル
⑫	消火器 (10)
⑬	消火器 (20)
⑭⑮⑯	総合盤(消火栓)
⑰	消火ポンプ
⑱⑲	火災受信機
㉑㉒	階段通路誘導灯

施設名	宇治市東宇治浄化センター		
図面名称	消防プロット汚泥処理棟 1 階平面図		
作成年月		図面種別コード	
設計管理		業務委託番号	
作成		図面番号	

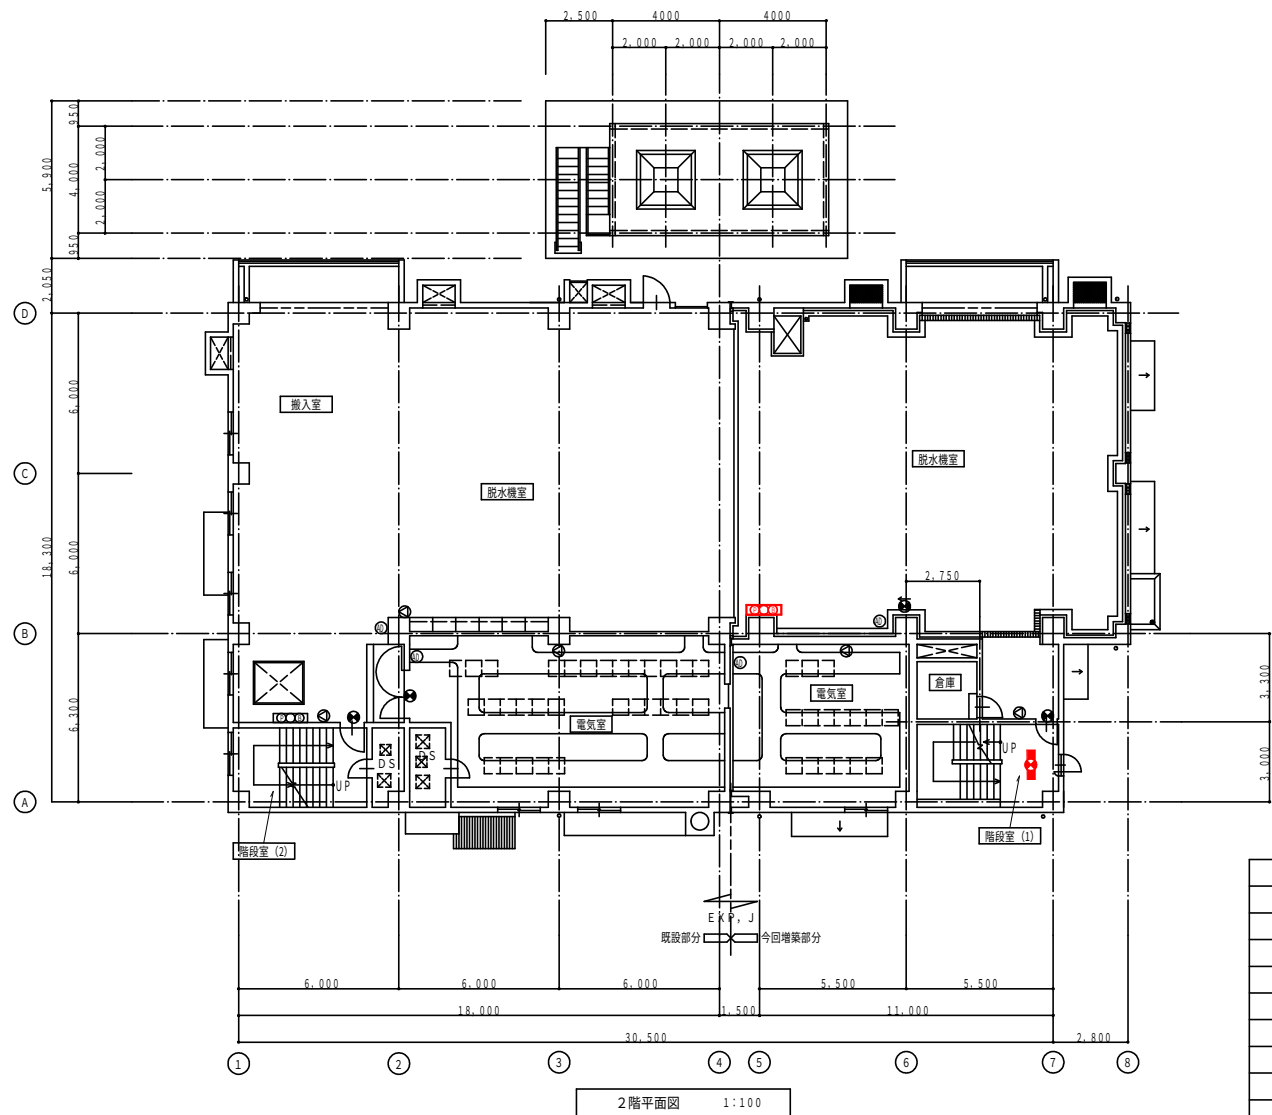

注記
1. **赤色記号**は今回取替対象器具を示す。

施 設 名	宇治市東宇治浄化センター		
図面名称	消防プロット汚泥処理棟 2階平面図		
作成年月		図面種別コード	
設計管理		業務委託番号	
作 成		図面番号	

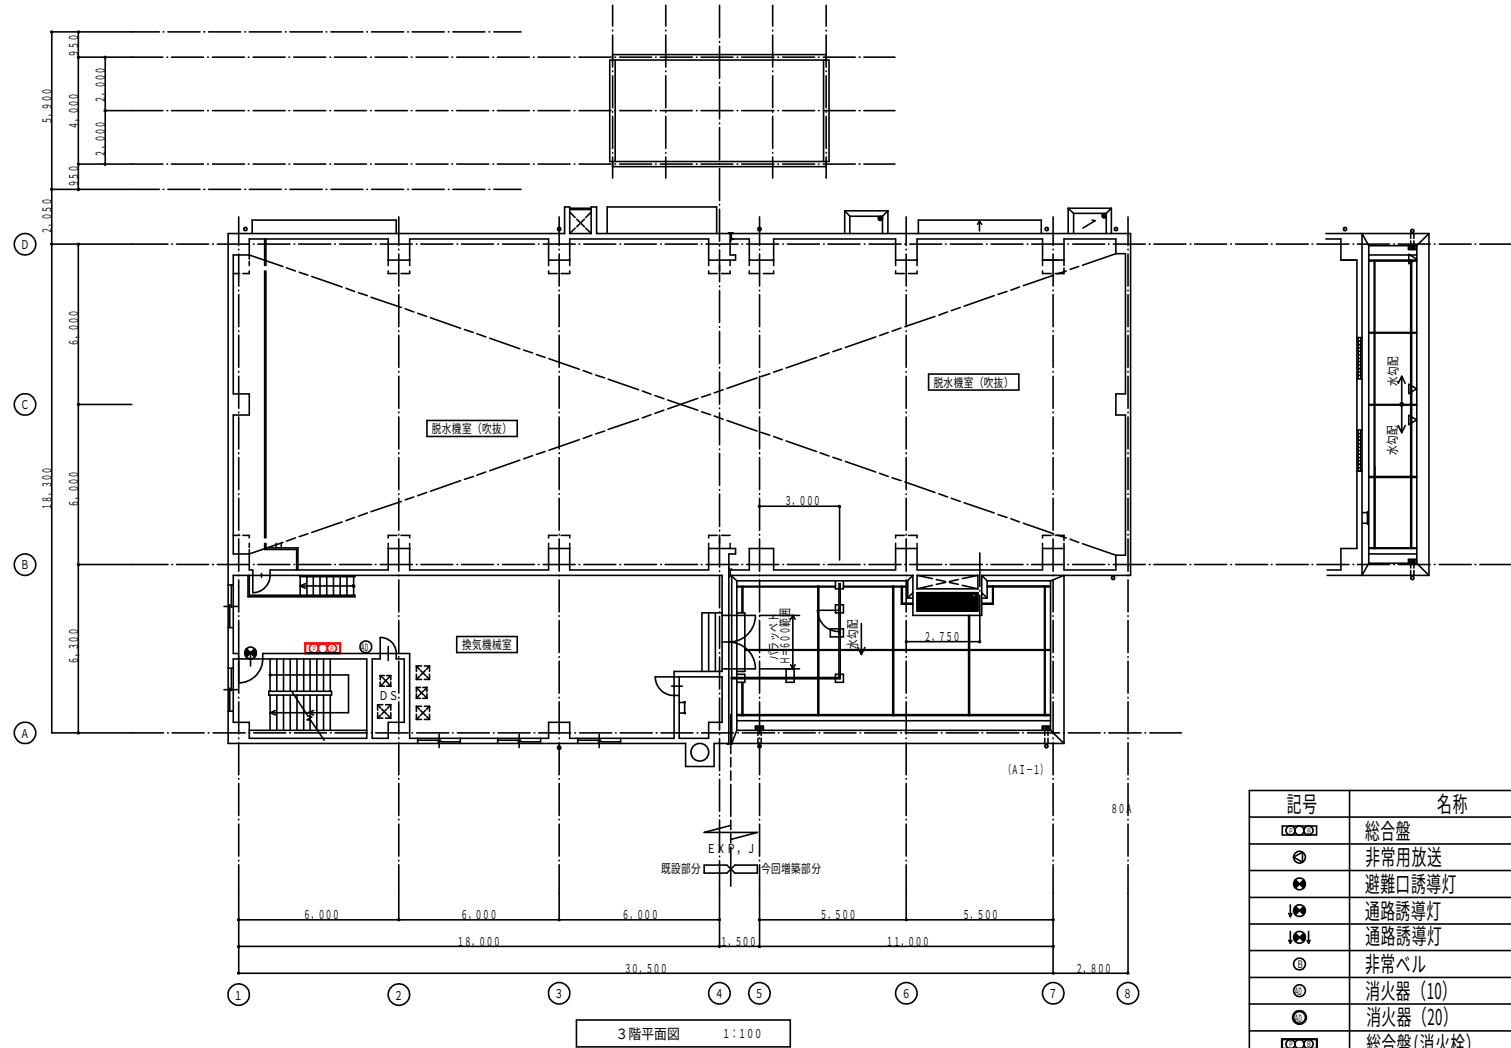

注記

1. 赤色記号は今回取替対象器具を示す。

施設名	宇治市東宇治浄化センター		
図面名称	消防プロット汚泥処理棟 3階平面図		
作成年月		図面種別コード	
設計管理		業務委託番号	
作成		図面番号	